



Schnitt A-A (Bestandsaufmaß)

M = 1: 50

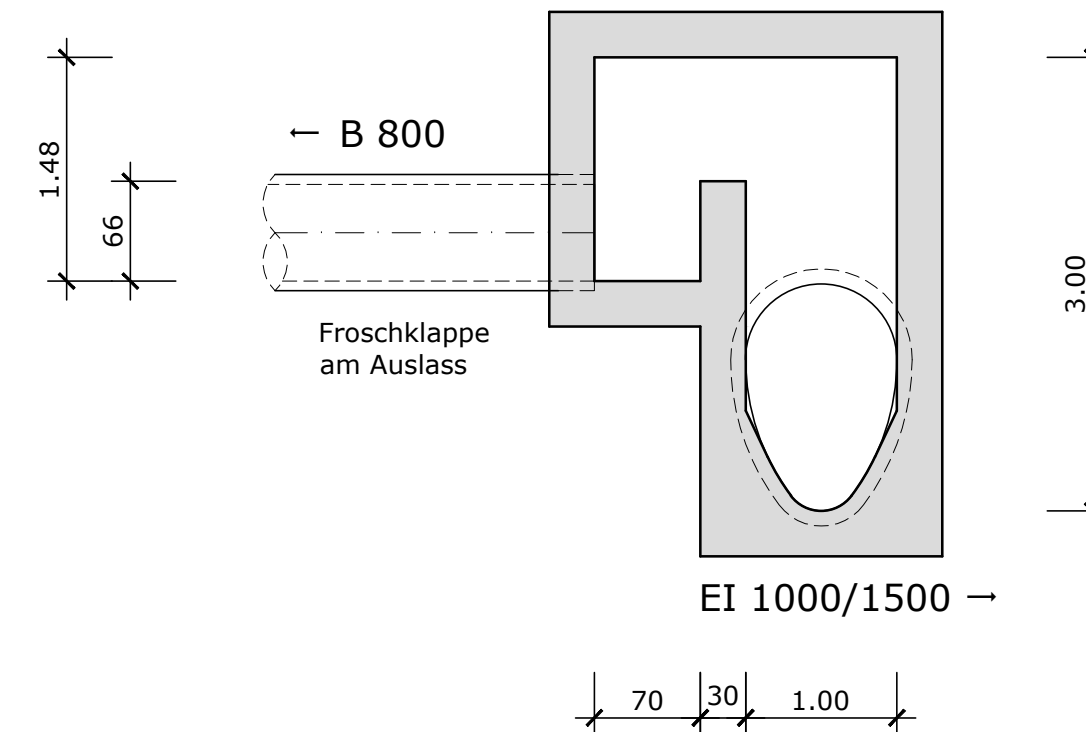


Grundriss (Bestandsaufmaß)


M = 1: 50

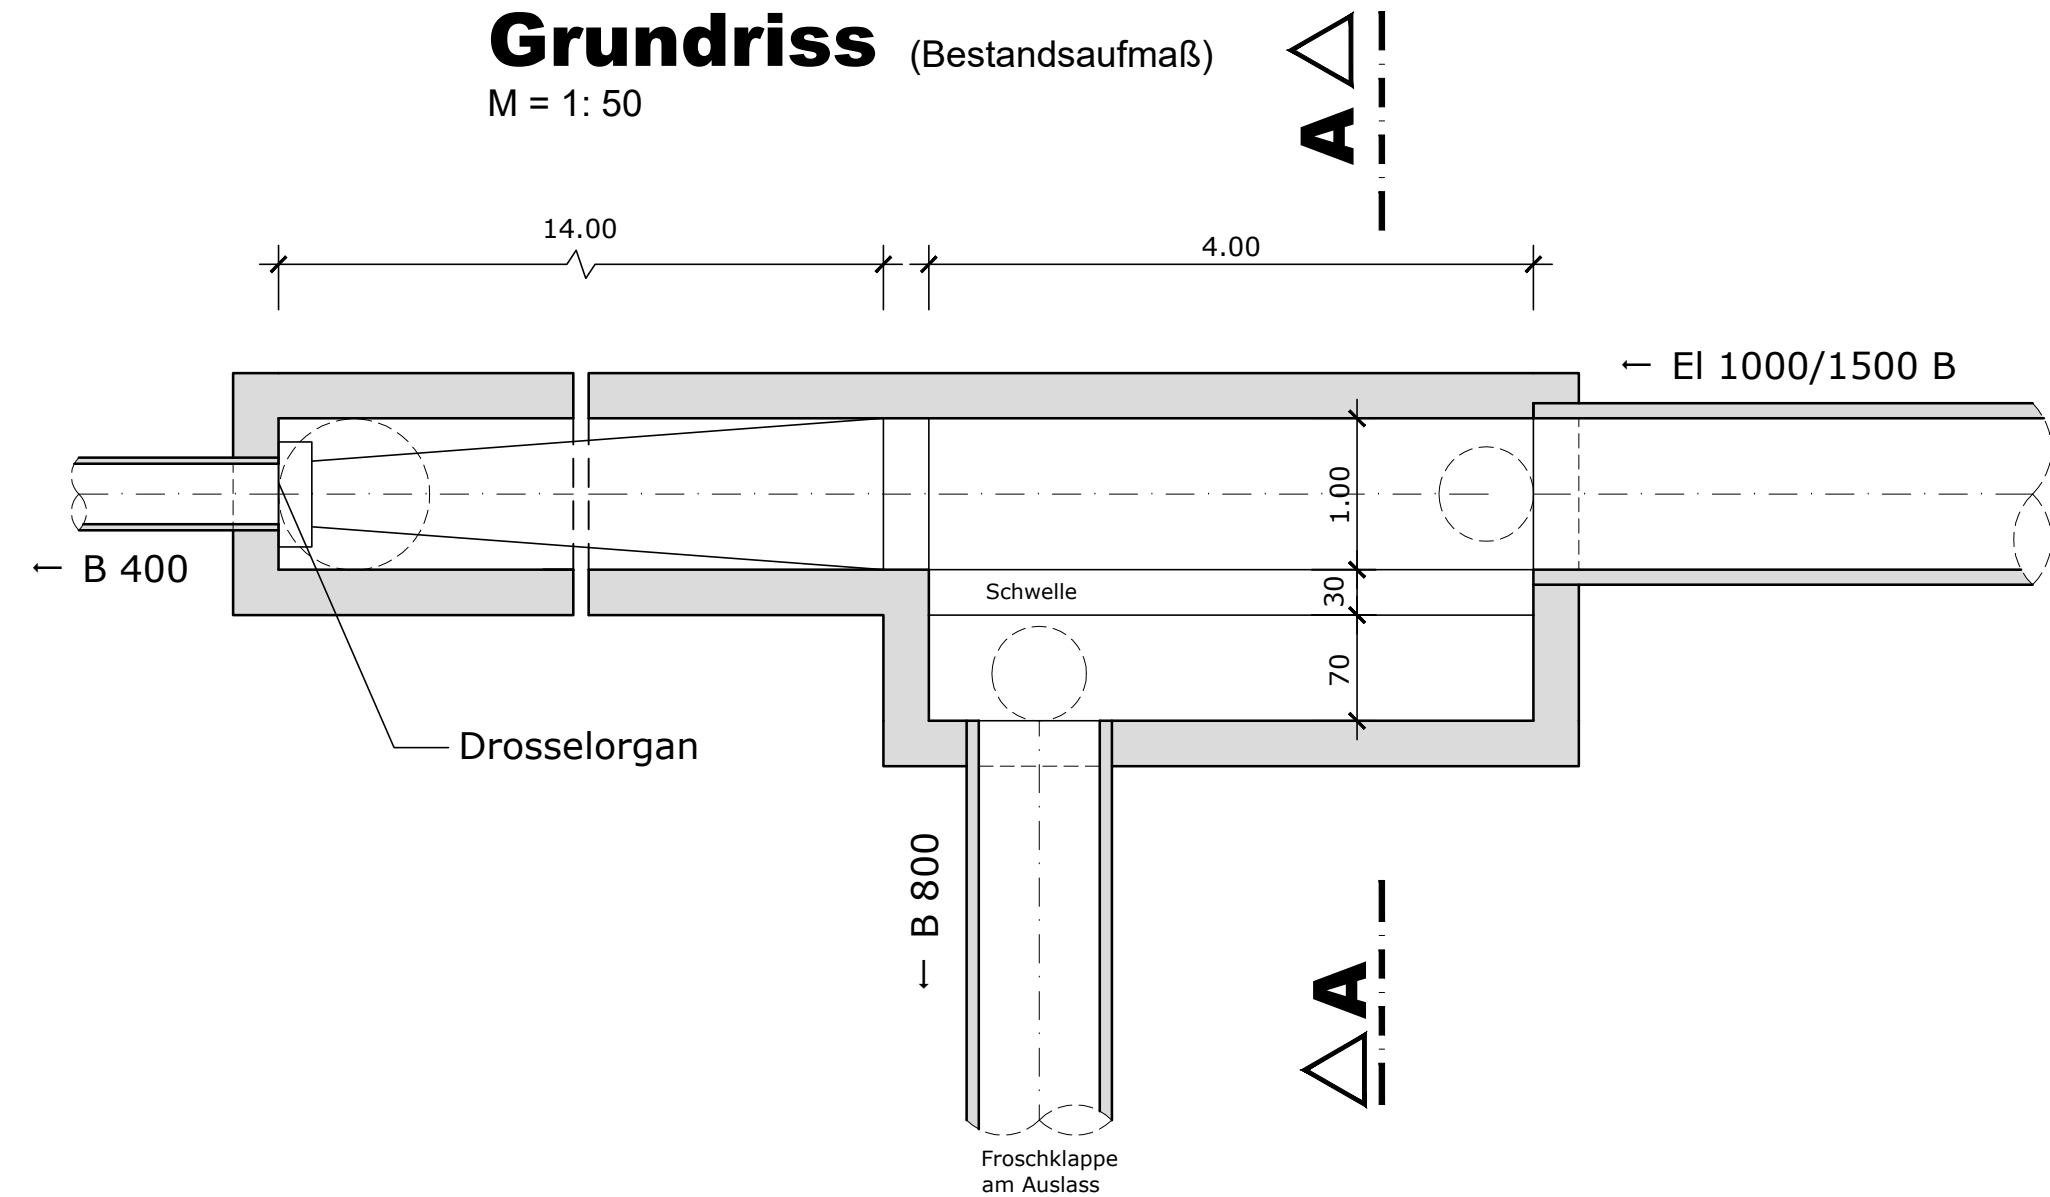

Schnitt B - B

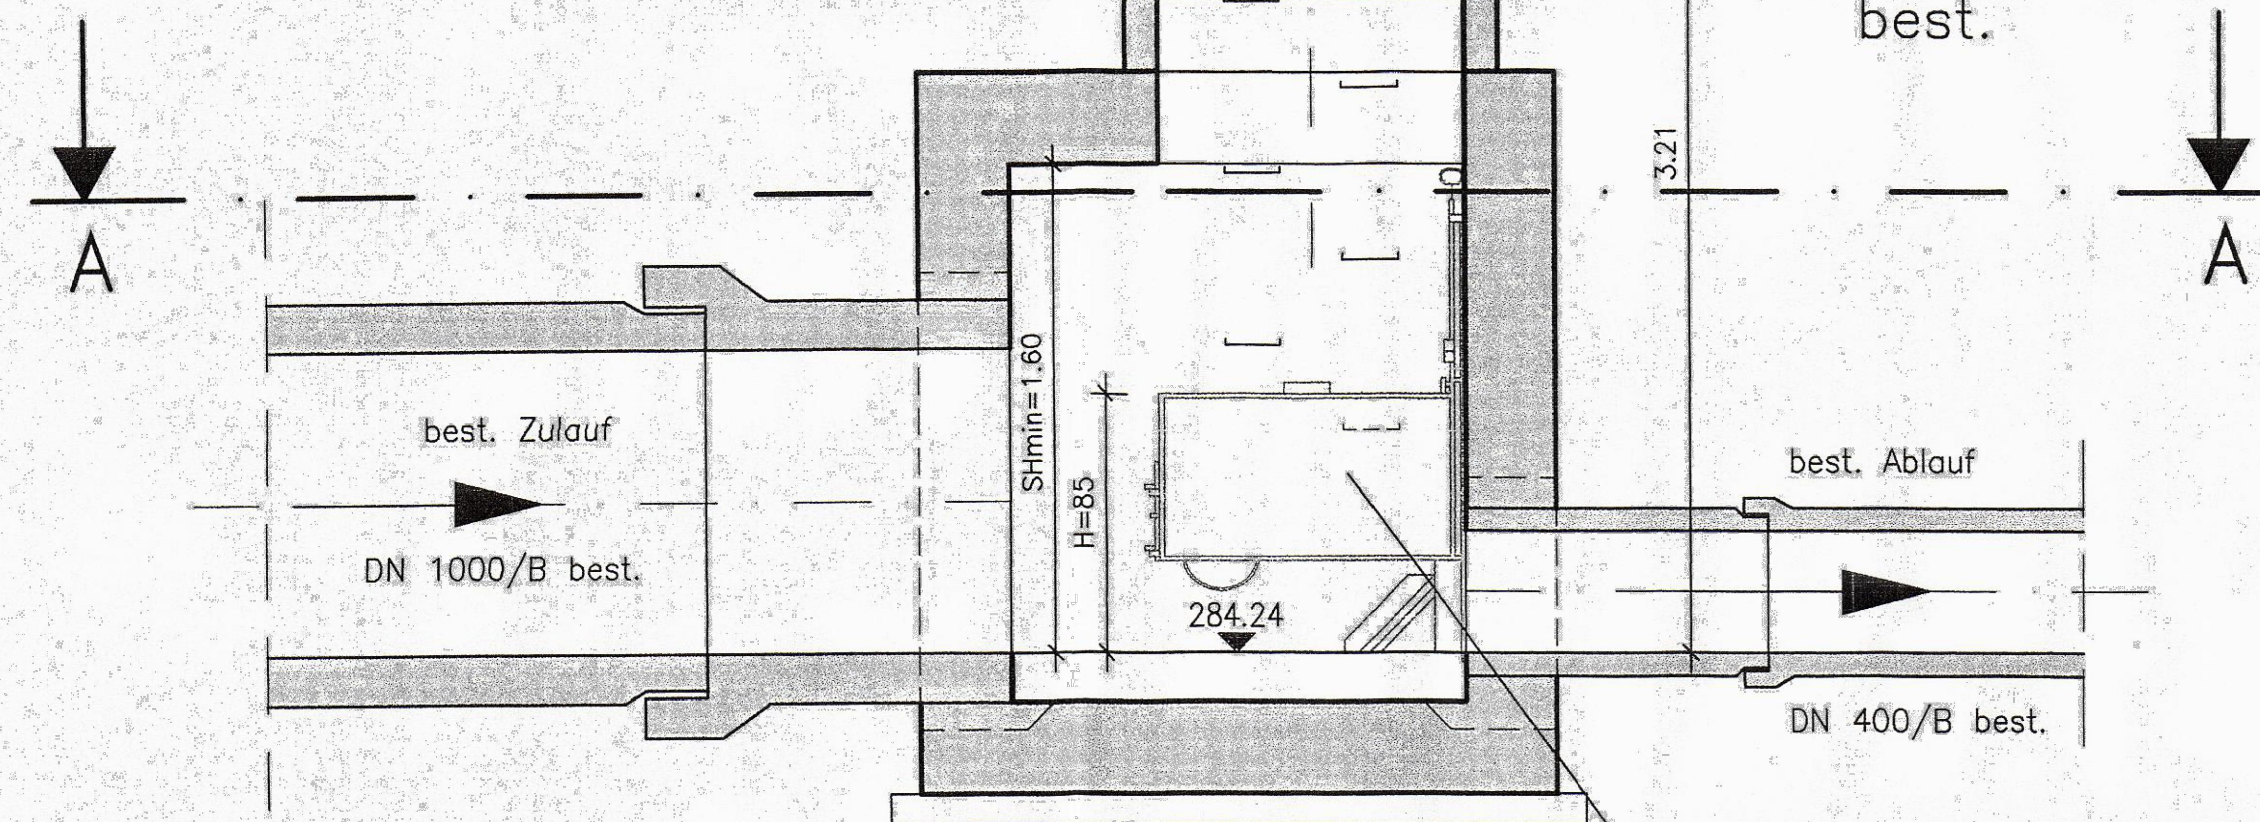

Schnitt A - A

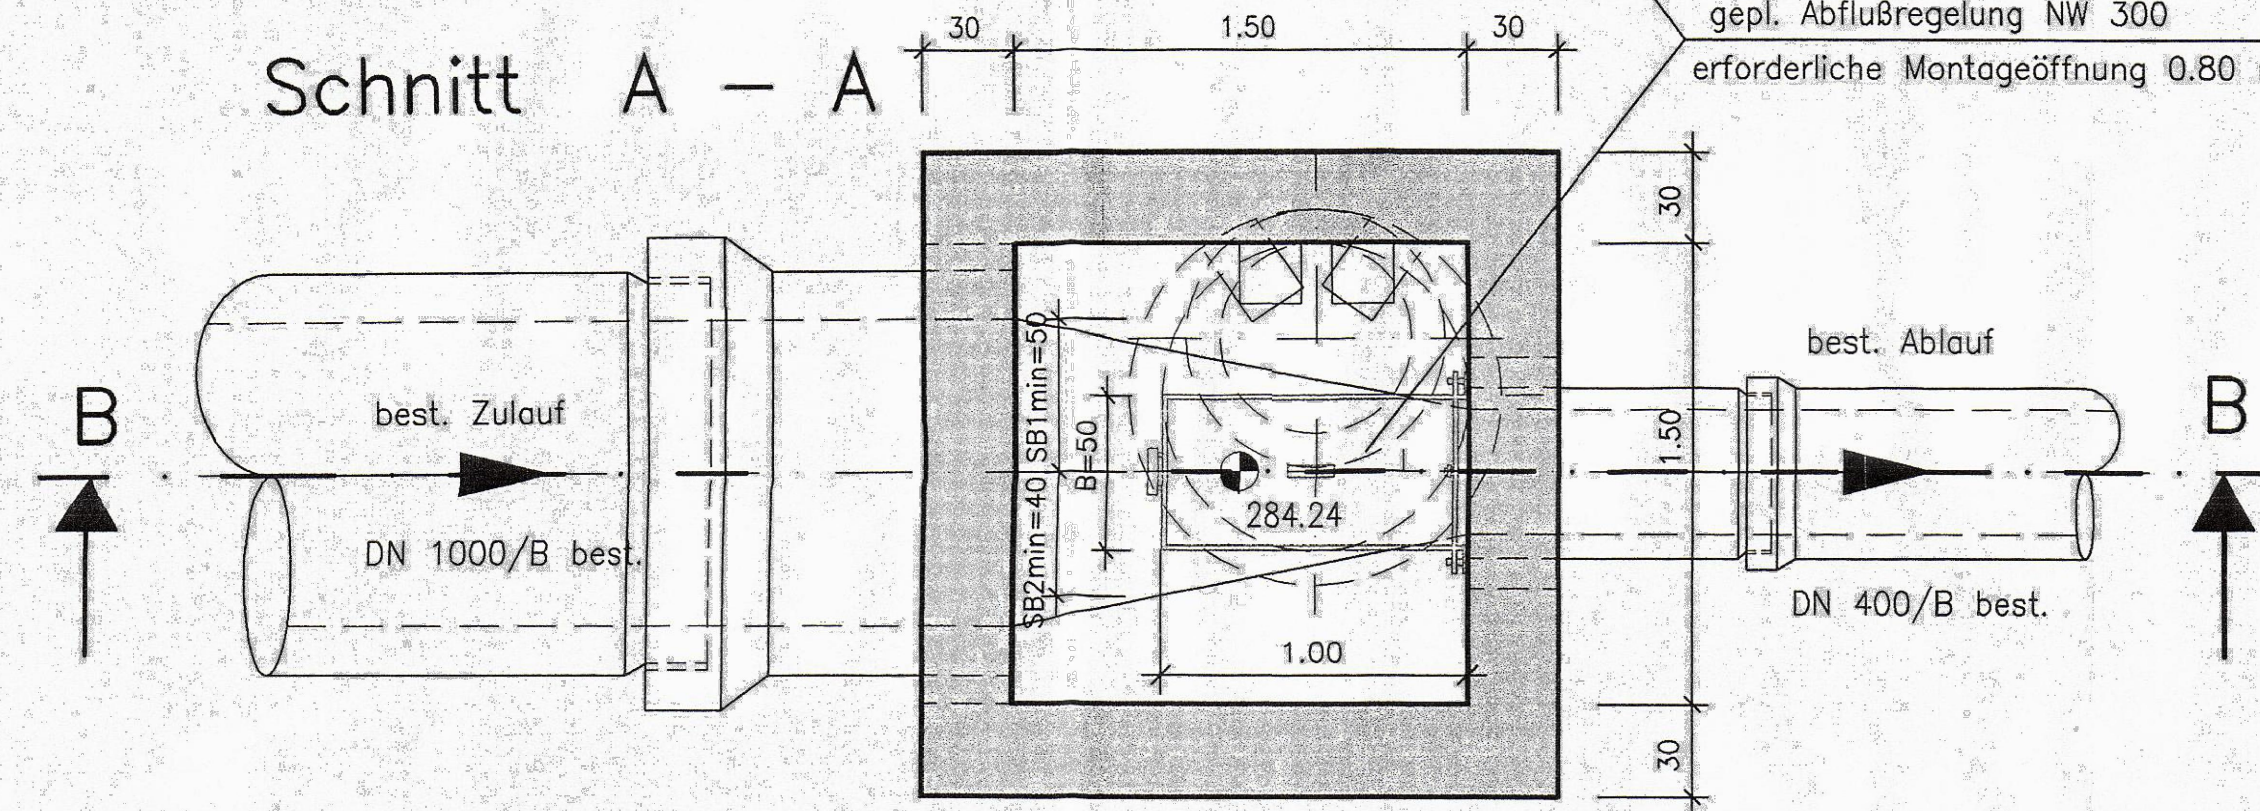

Ausführungsplanung von 1999 M = 1: 25

Änderung zum Wasserrechtsverfahren vom 20.09.1999		17.11.1999	Brä./Sch.		
Nr.	Änderungen	geänd. am	Name	gepr. am	Name
Vorhaben : Abwasseranlage Kronach Süd Mischwasserbehandlung, BA09		Beilage : 11.2			
Vorhabensträger : Abwasserzweckverband Kronach Süd		Proj.-Nr. : 1165			
Landkreis : Kronach		PS. : 11/10			
Maßstab : 1: 25 1: 50	B15 Au SKO Best. Schacht 59a -gepl. Abflußregelung- Q _{d/erf} = 108 l/s		Tag	Name	
			entw.	20.09.1999	GM
			gez.		
			gepr.		
Vorhabensträger : Abwasserverband Kronach Süd Sitz. Küps-Rathaus Abwasserzweckverband Kronach Süd		Entwurfsverfasser : gräber & partner INGENIEURE GMBH BAYREUTH			
18. Nov. 1999 (Datum)		Verbandsvorsitzender (Unterschrift)		17.11.1999 (Datum)	

Index		Änderungen	geändert am	Name	geprüft am	Name
Vorhaben:		AWV Kronach-Süd		Proj.-Nr.	S5024_014	
		Antrag auf gehobene Erlaubnis zur Einleitung von entlastetem Mischwasser in den Vorfluter		Anl.-Nr.	3	
Vorhabensträger:		AWV Kronach-Süd		Plan-Nr.	4.7	
Landkreis:		Kronach		Datum	Name	
Maßstab:		Wasserrechtsverfahren		entw.	Mai 2025	Krklec
1:25, 1:50		Bauwerksplan		gez.	Mai 2025	Hasanaj
0,31 m²		B15 SKU Küps-Au		gepr.	19.05.2025	Brandner
Vorhabensträger:		Abwasserverband Kronach-Süd Am Rathaus 1 96328 Küps		Entwurfsverfasser:		
(Datum)		(Unterschrift)		BSR SRP SCHNEIDER+PARTNER		
				19.05.2025 (Datum)		