
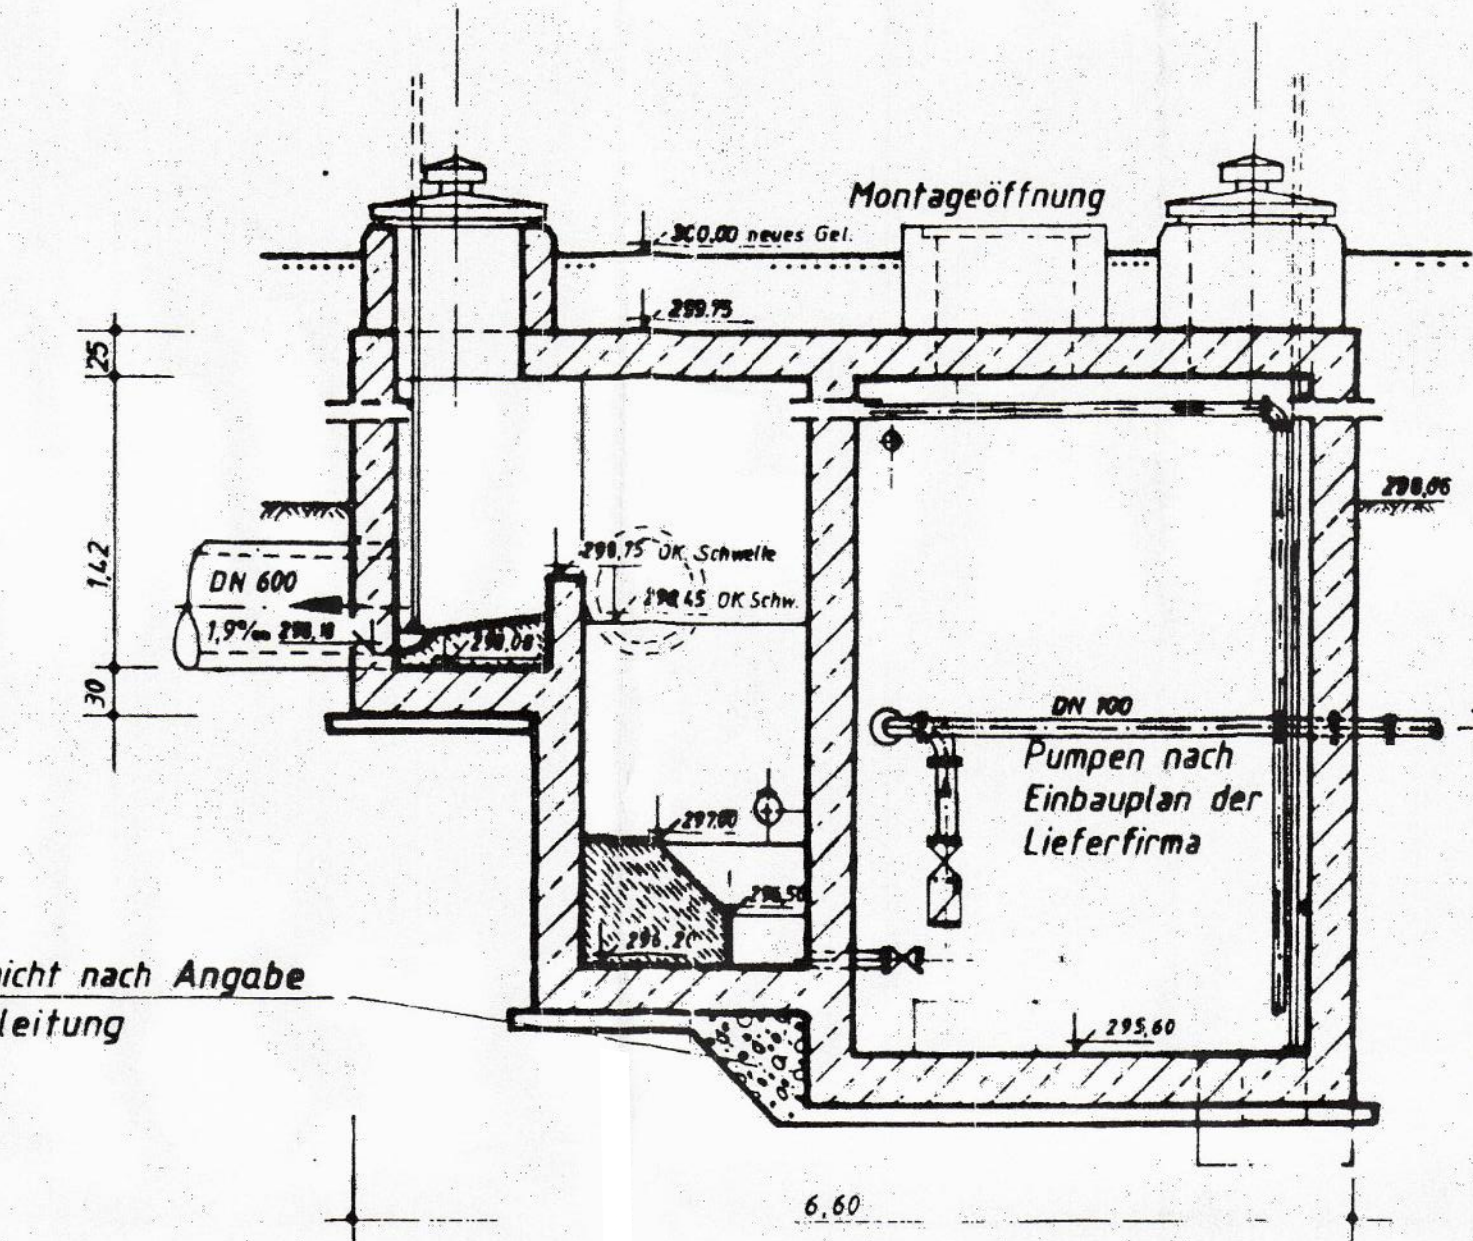
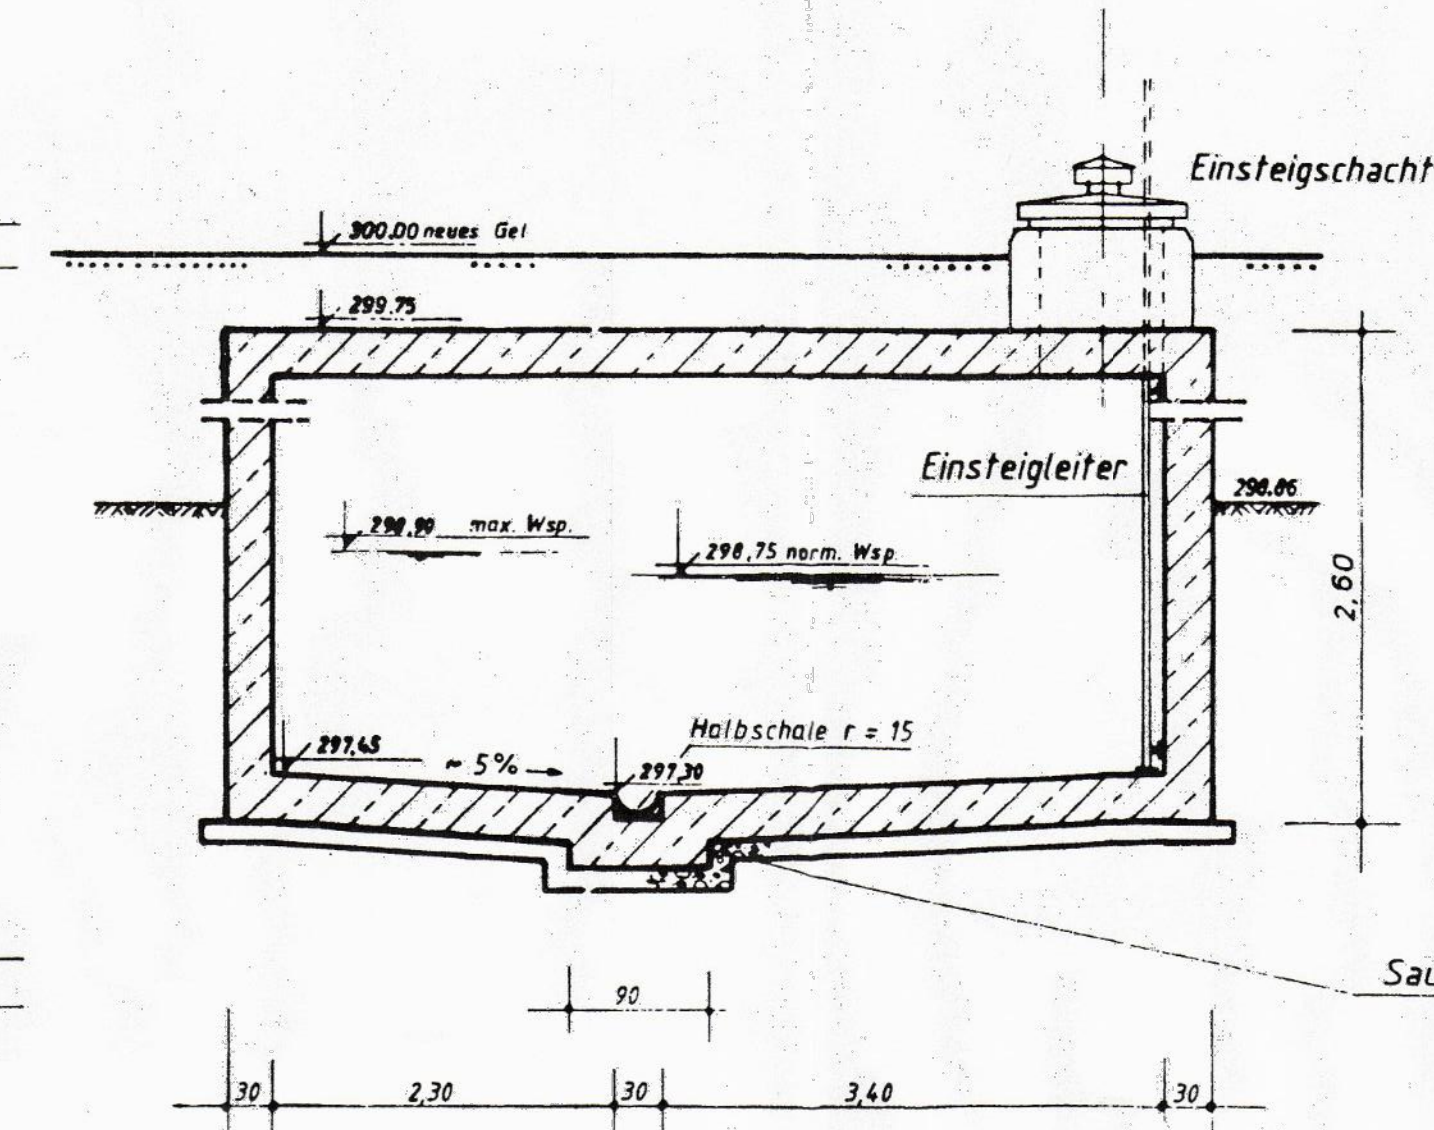


Schnitt B - B



Schnitt C - C

Schnitt D - D

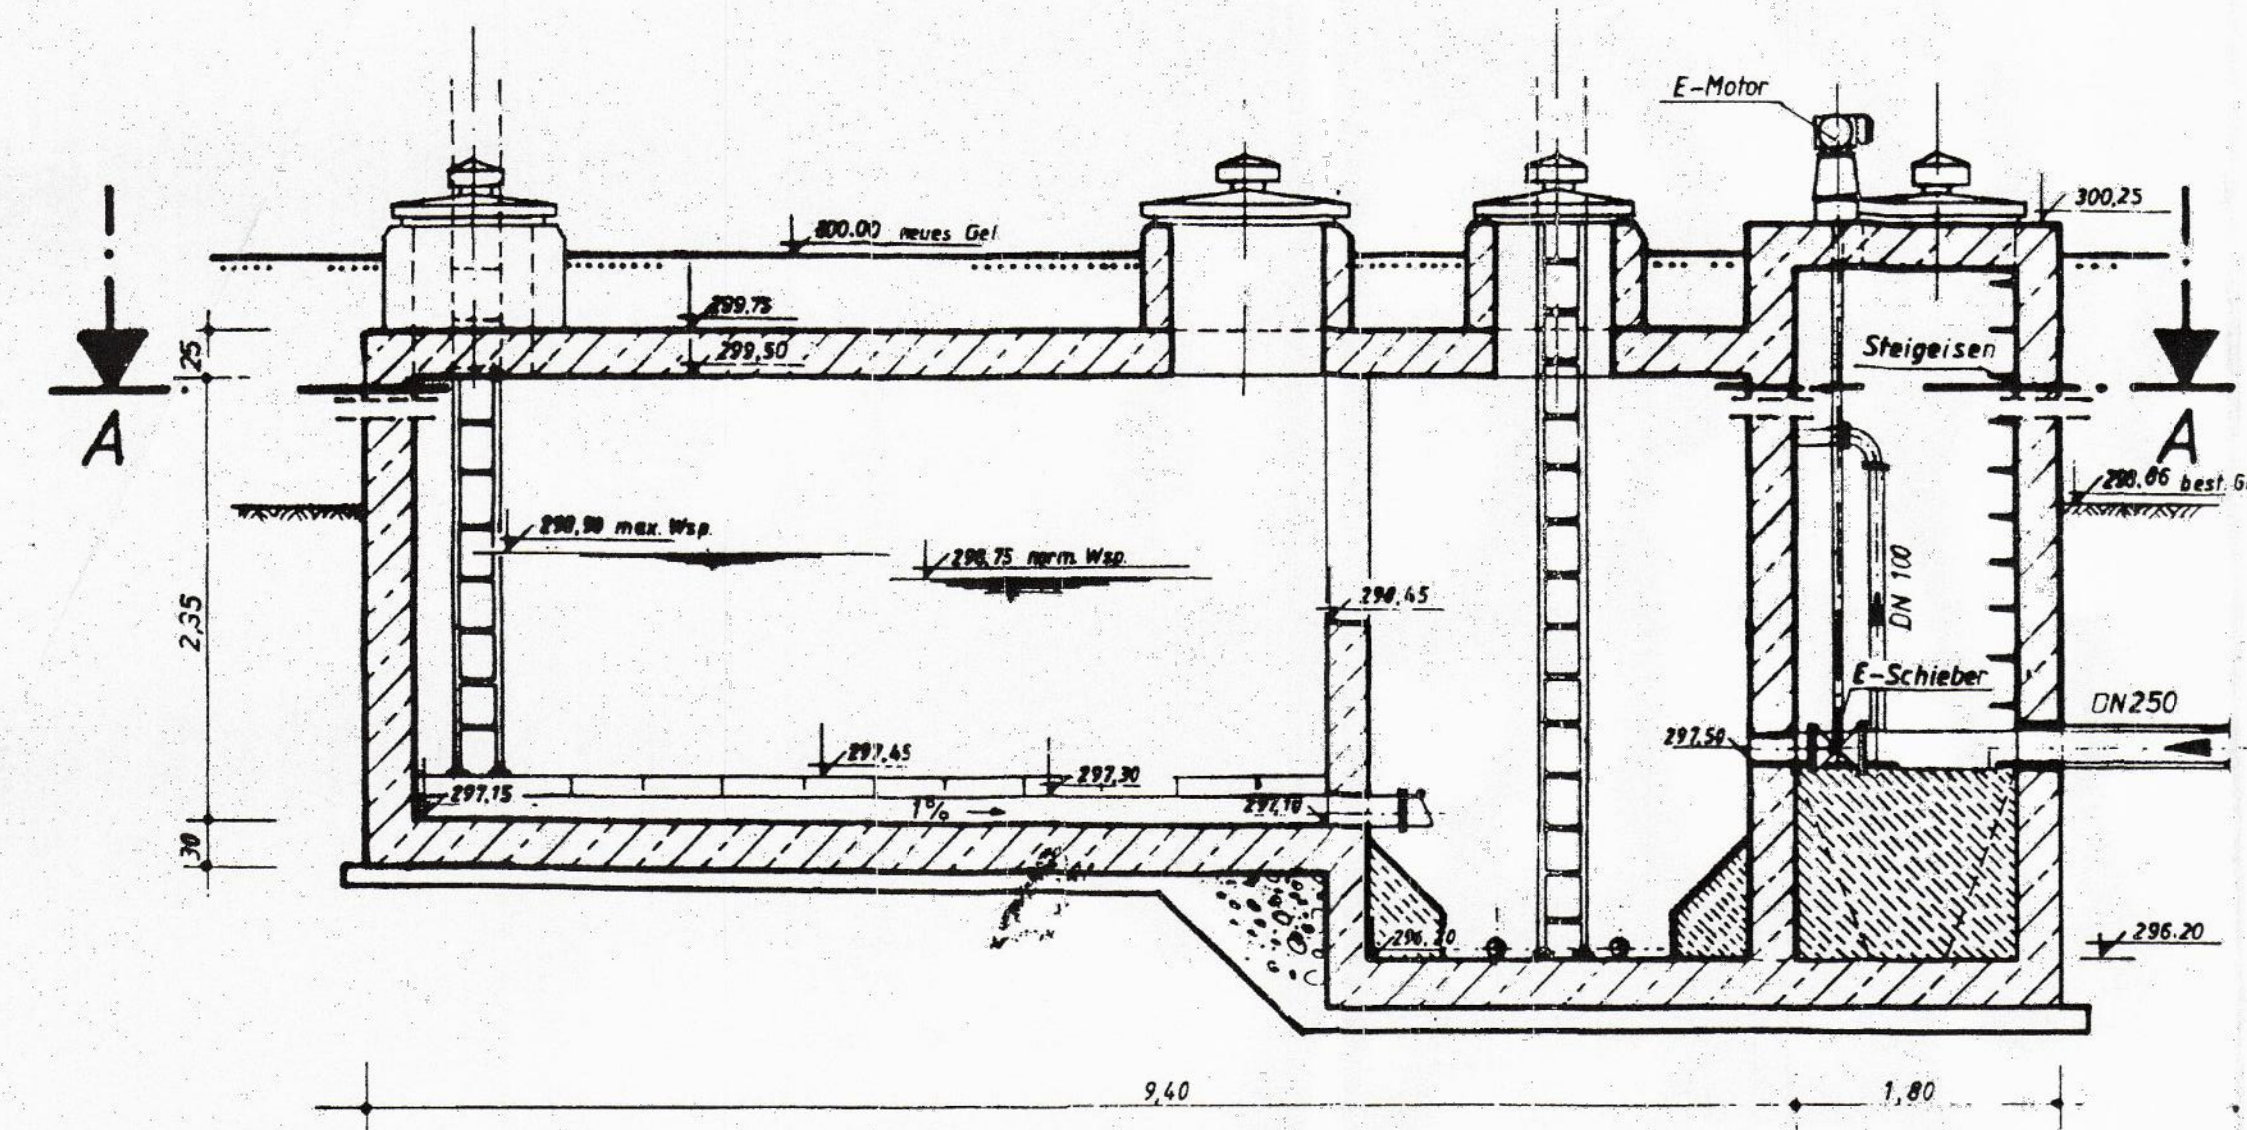

Grundriß
Schnitt A - A

Schnitt E - E

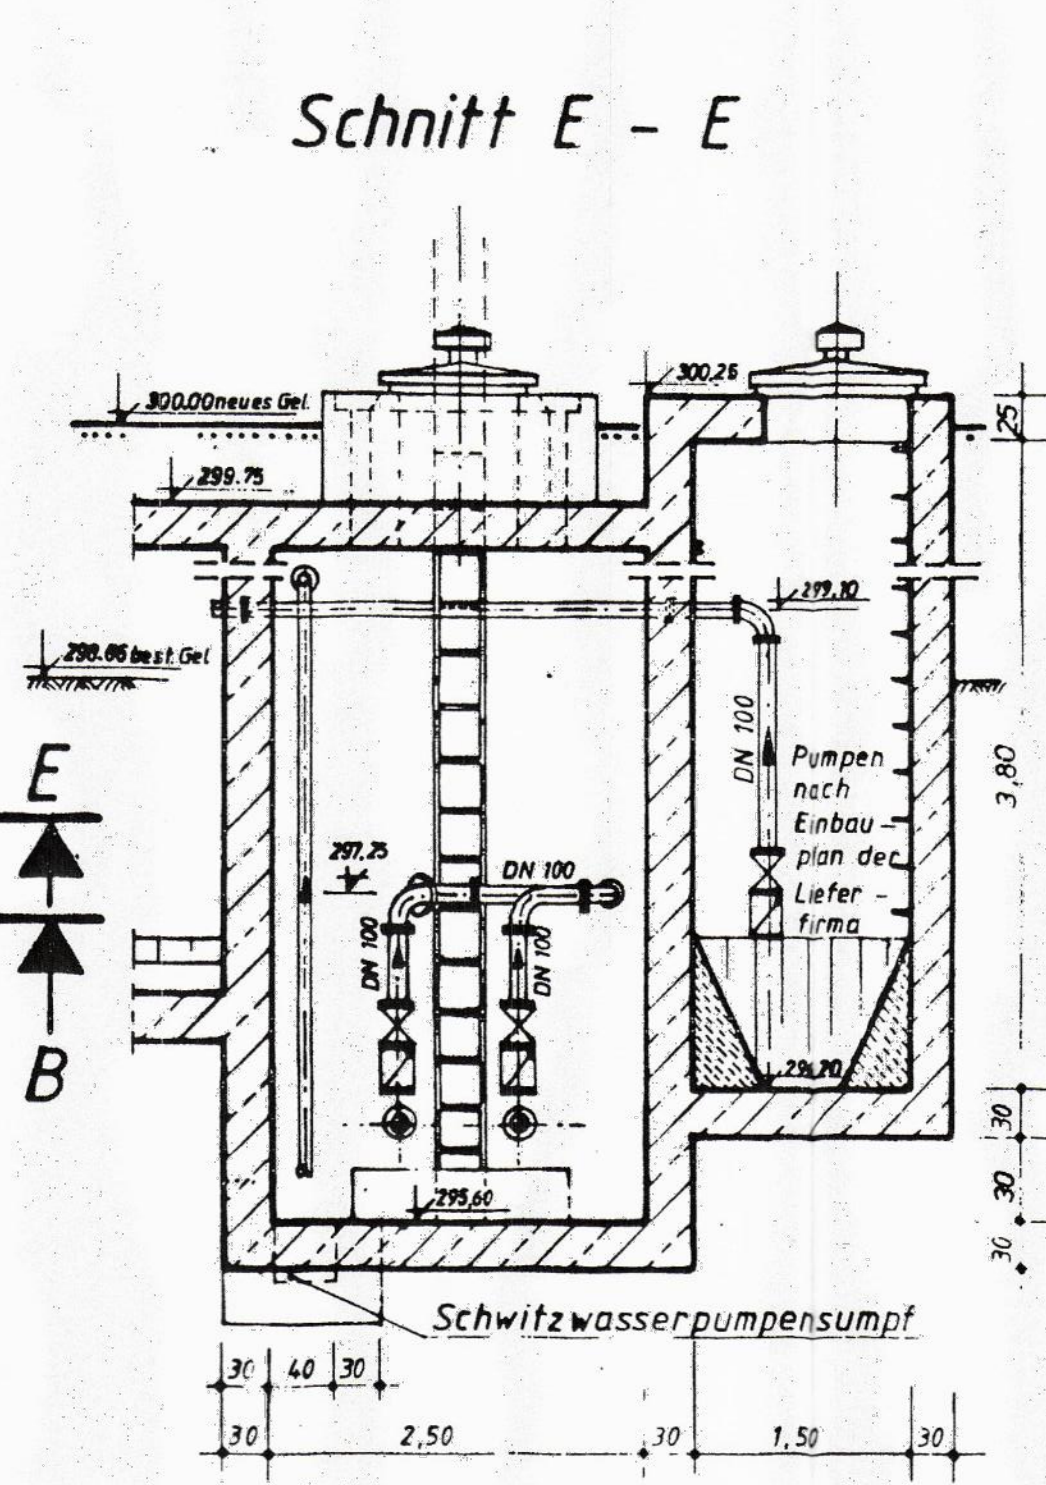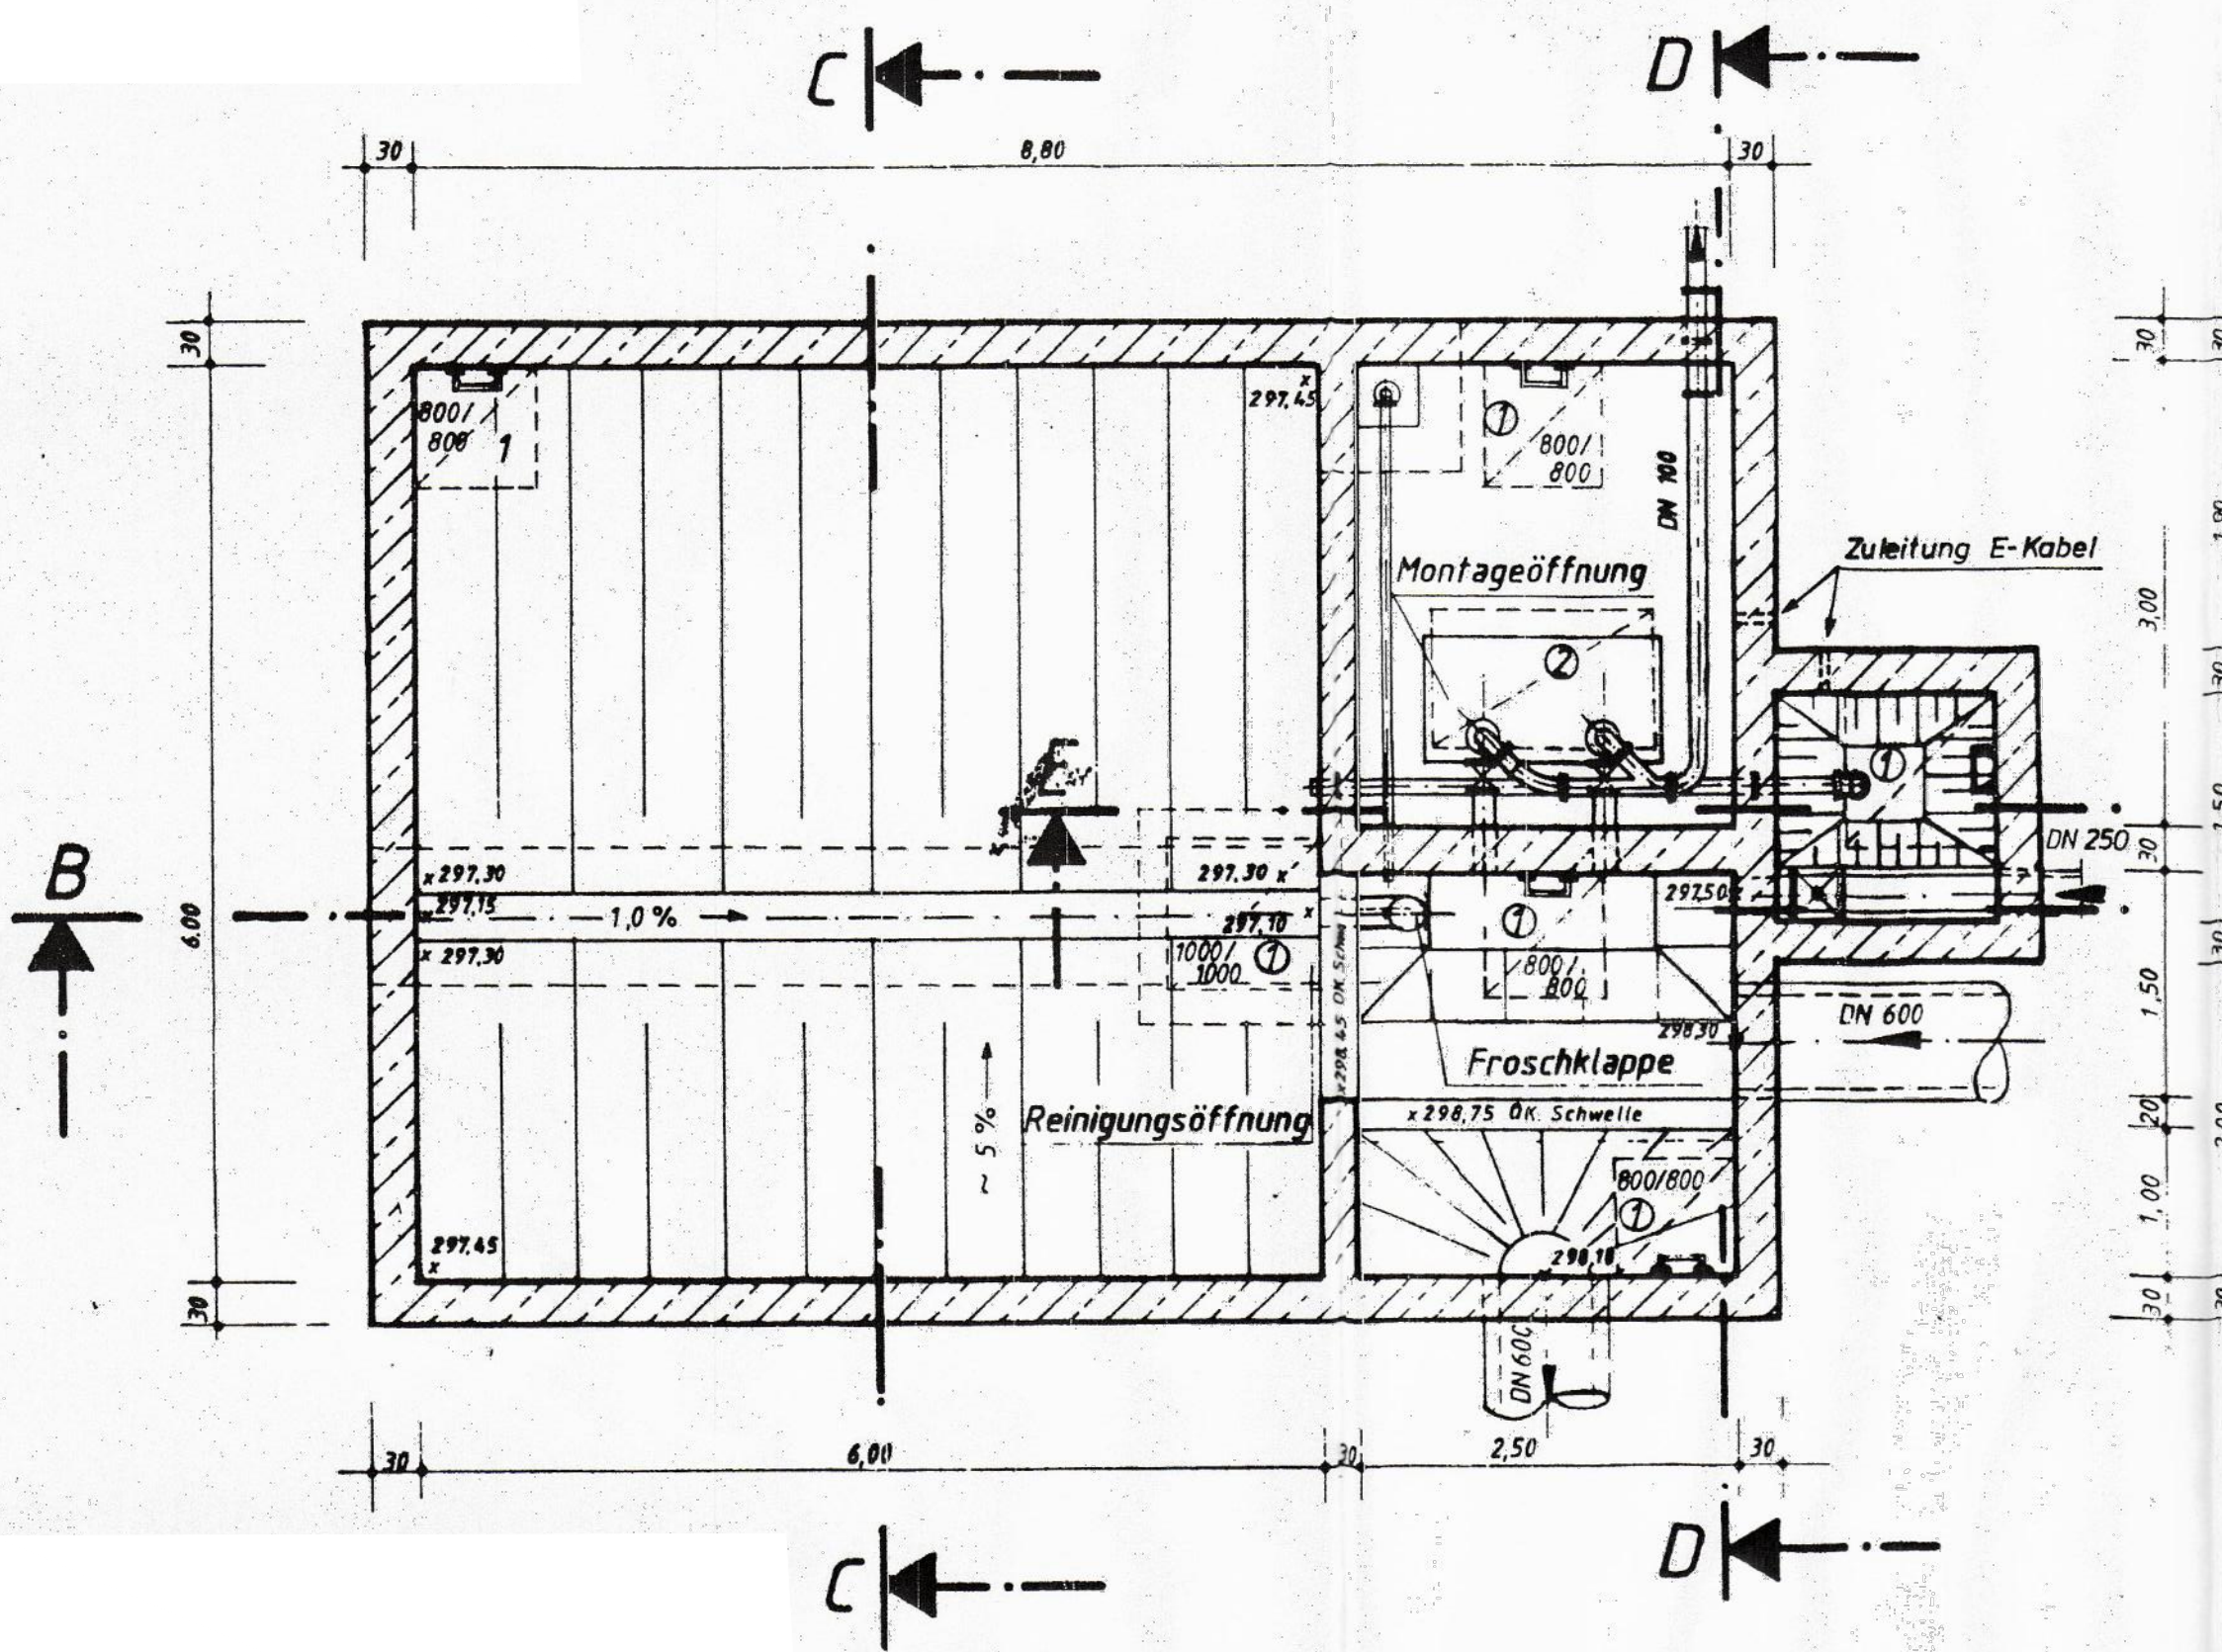


Stromkabeleinführung
beim Bau festlegen

Pumpen nach Einbauplan
der Lieferfirma

Alle Maße sind am Bau
zu prüfen

Lageplan M= 1 : 1 000

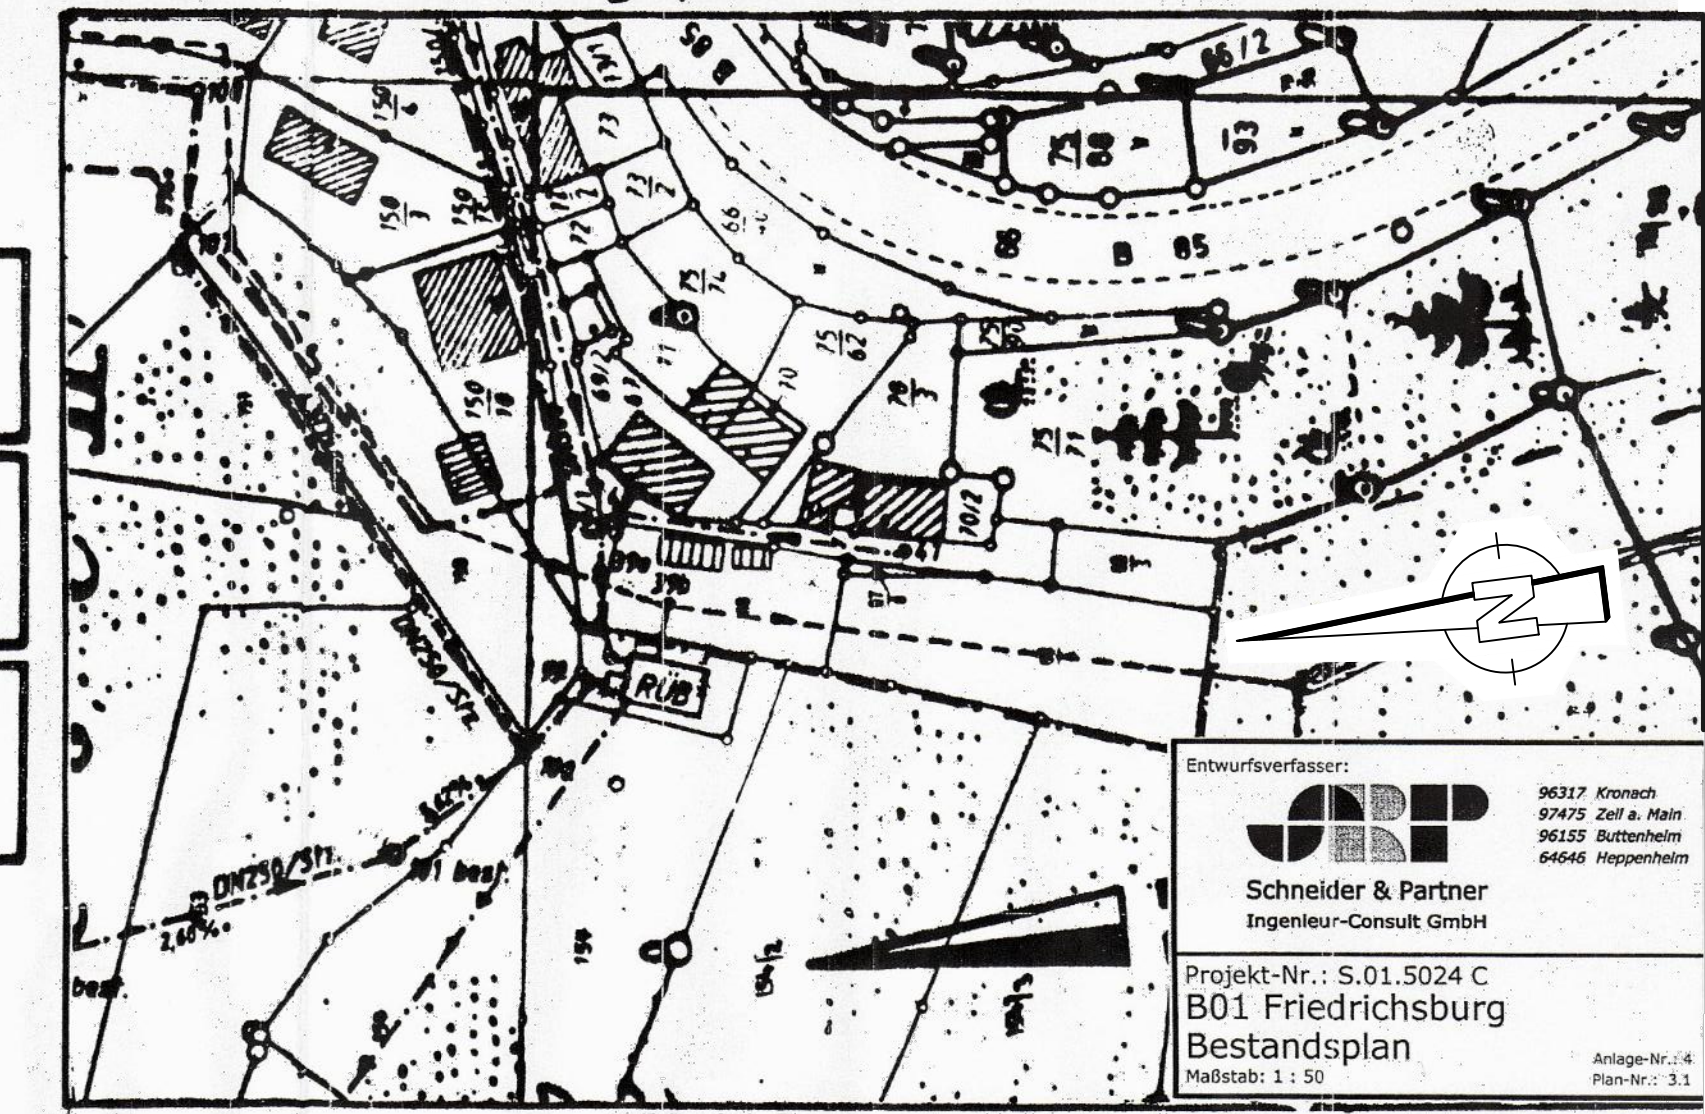

- ① Abdeckung der Fa. Huber, 800/800 Best.Nr. 188/GD-ED 1000/1000 Best.Nr. 111/GD-ED
- ② Abdeckung der Montageöffnung der Fa. Passavant a x b = 900 x 1450, Art.Nr. 6.500 ; Bauform 2

Nr.	Änderungen	geänd. am	Name	gepr. am	Name
Vorhaben :	Abwasseranlage Kronach Süd	Bellage : 4			
	Mischwasserbehandlung	Proj.-Nr. : 1165			
Vorhabensträger :	Abwasserzweckverband Kronach Süd	PS. : 11 / 10			
	Landkreis Kronach				
Maßstab : 1:50	Regenüberlaufbecken B01 Friedrichsburg		Tag	Name	
		entw.	28.05.99	GM	
		gez.	28.05.99	HM <i>[Signature]</i>	
		gepr.			
Vorhabensträger :	Abwasserzweckverband Kronach Süd	Entwurfsverfasser : gräber & partner INGENIEURE GMBH BAYREUTH 28.05.1999 <i>[Signature]</i>			
(Datum)		(Unterschrift)		(Datum) (Unterschrift)	

Index	Änderungen	geändert am	Name	geprüft am	Name
Vorhaben:	AWV Kronach-Süd	Proj.-Nr. S5024_014			
	Antrag auf gehobene Erlaubnis zur Einleitung von entlastetem Mischwasser in den Vorfluter	Anl.-Nr. 3			
Vorhabensträger:	AWV Kronach-Süd	Plan-Nr. 4.1			
Landkreis:	Kronach	Datum Name			
Maßstab:	1:50	entw. Mai 2025 Kklec			
	0,51 m²	gez. Mai 2025 Hasanaj			
		gepr. 19.05.2025 Brandner			
Vorhabensträger:	Abwasserverband Kronach-Süd	Entwurfsverfasser: BSR SRP			
	Am Rathaus 1 96328 Kups	19.05.2025			
	(Datum)	(Unterschrift)	(Datum) (Unterschrift)		