




Schnitt A-A (Bestandsaufmaß)

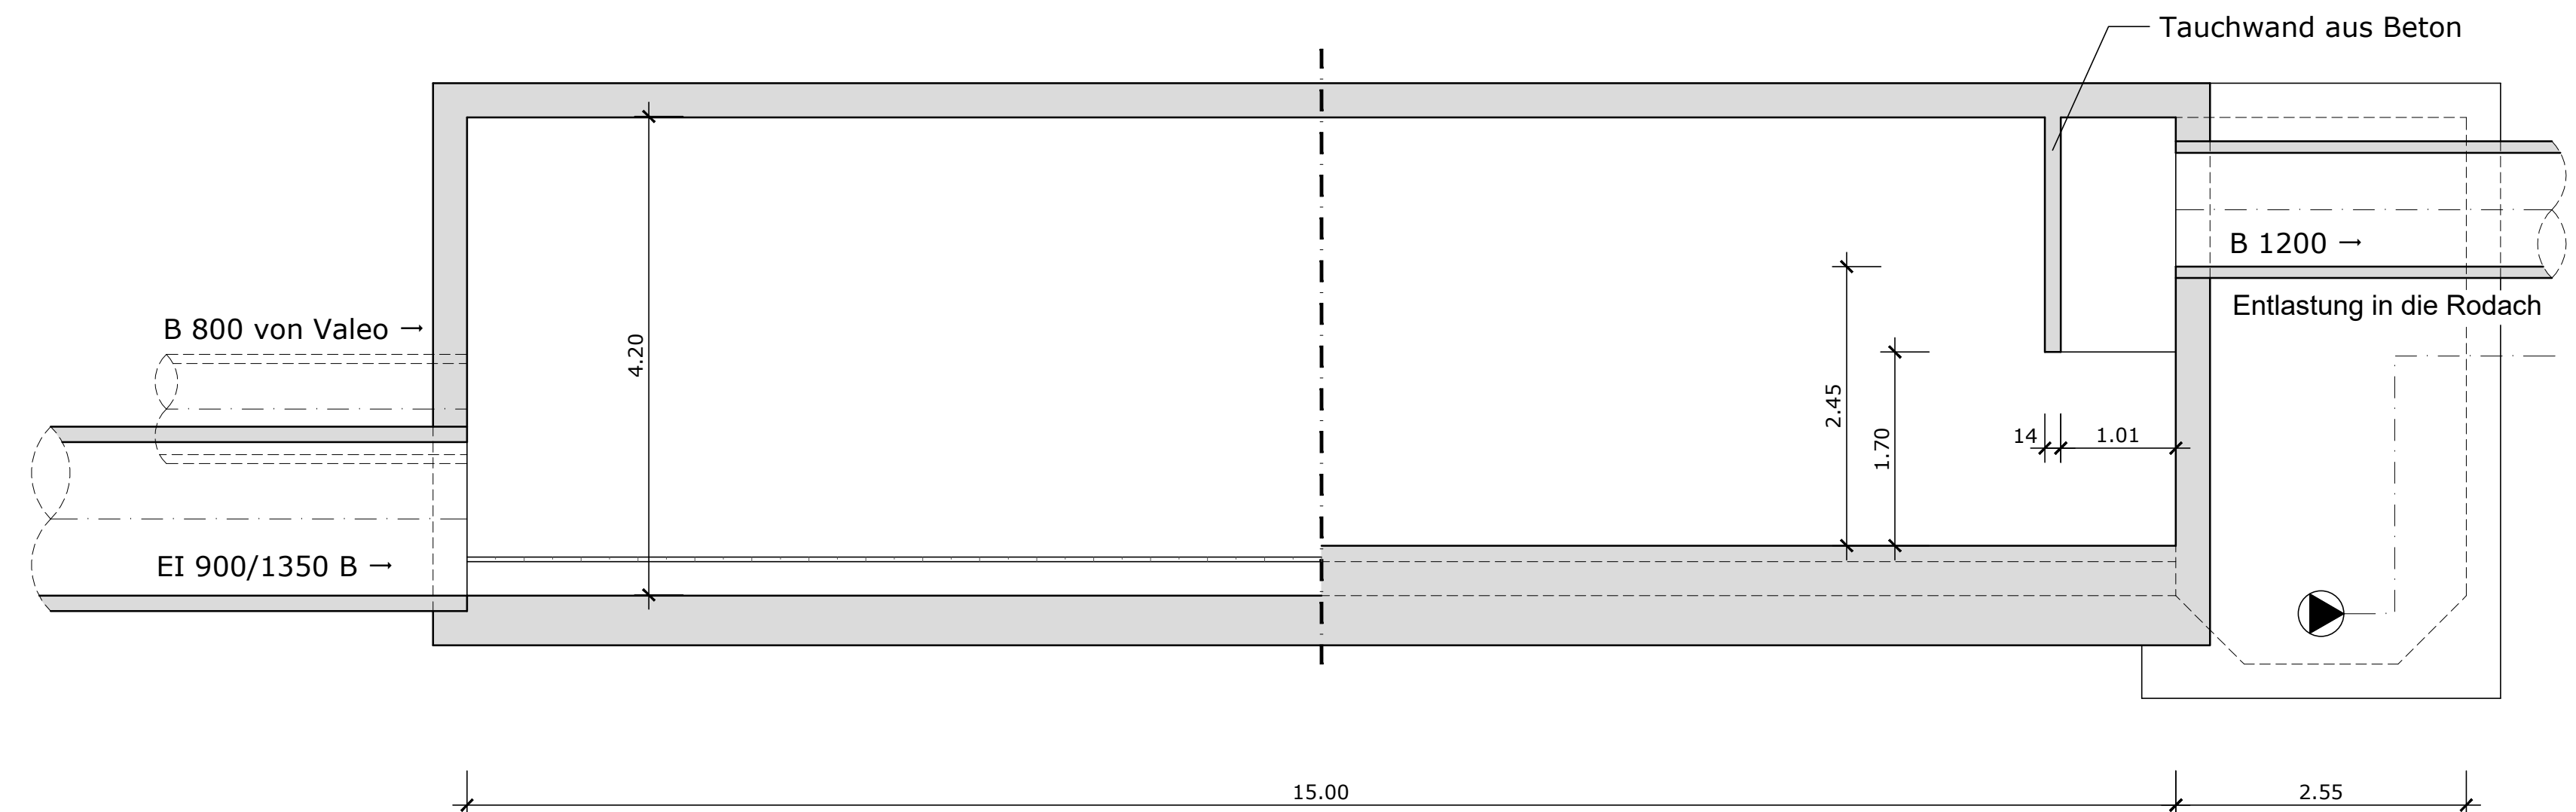


Grundriss (Bestandsaufmaß)

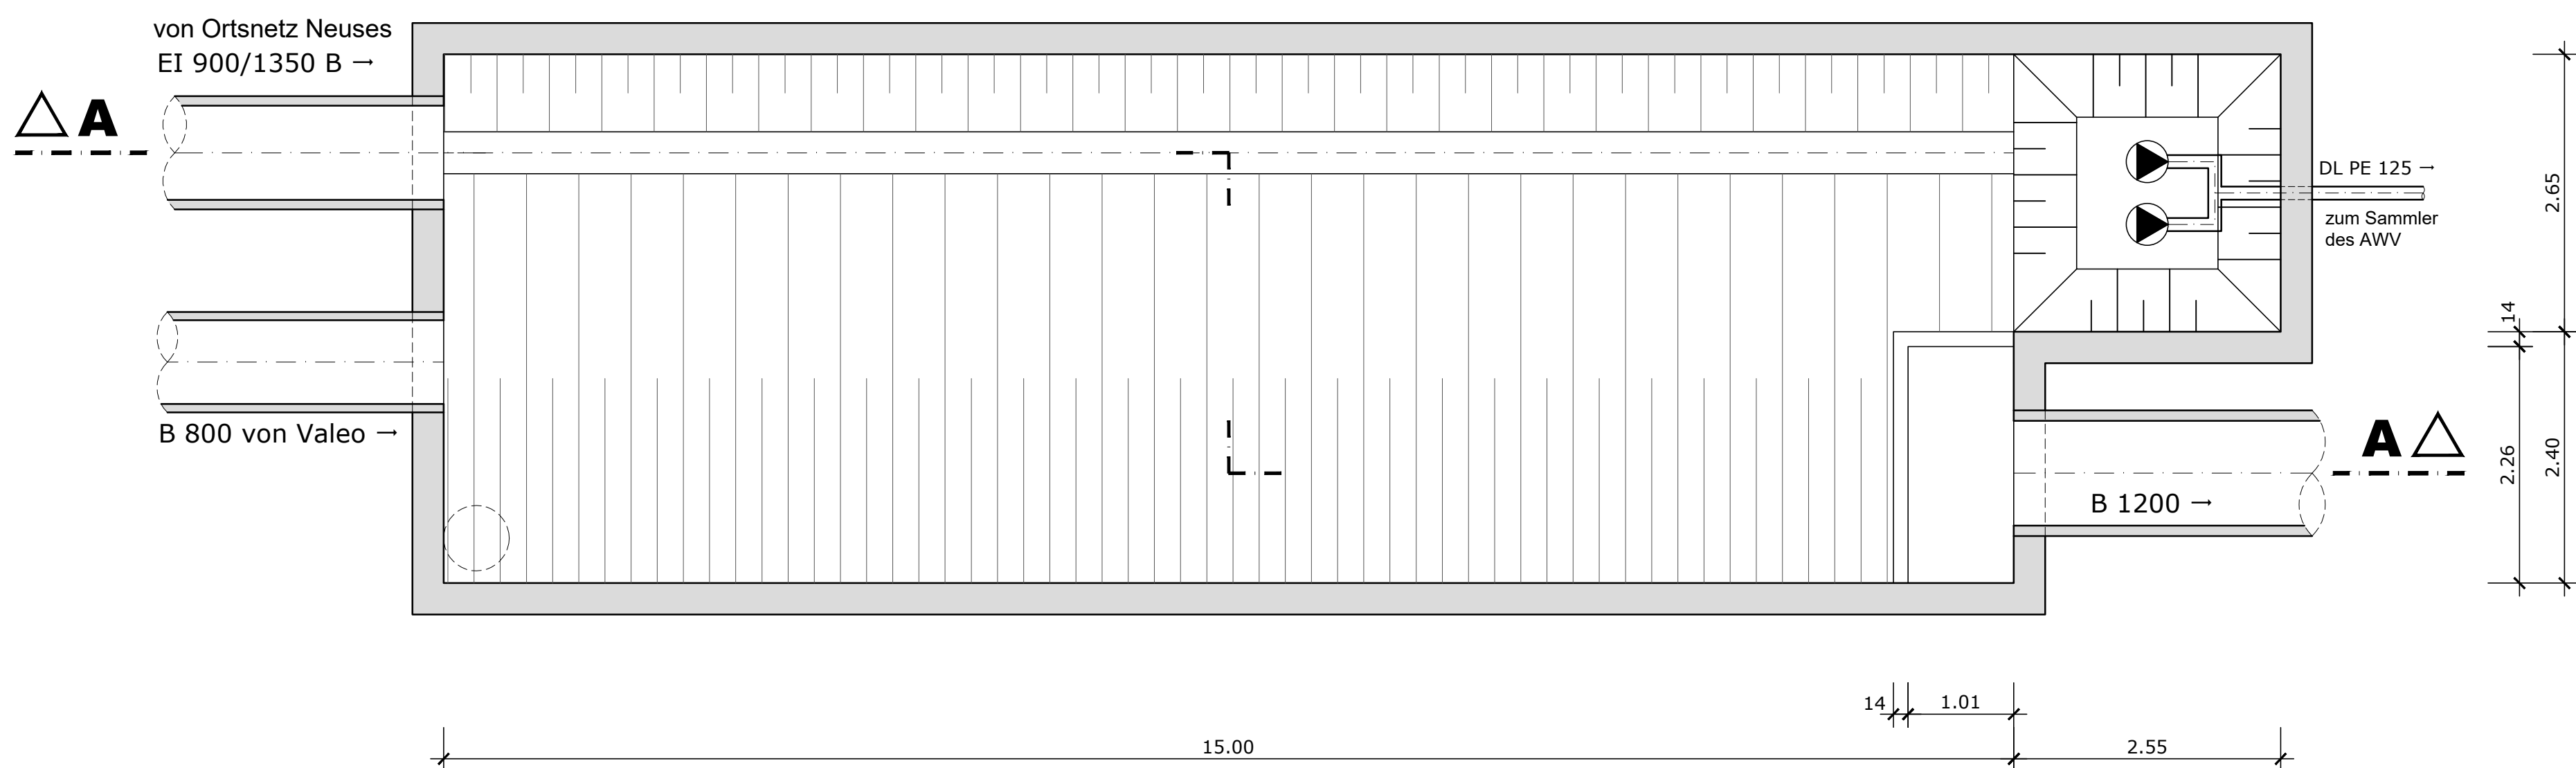

SNITT A - A

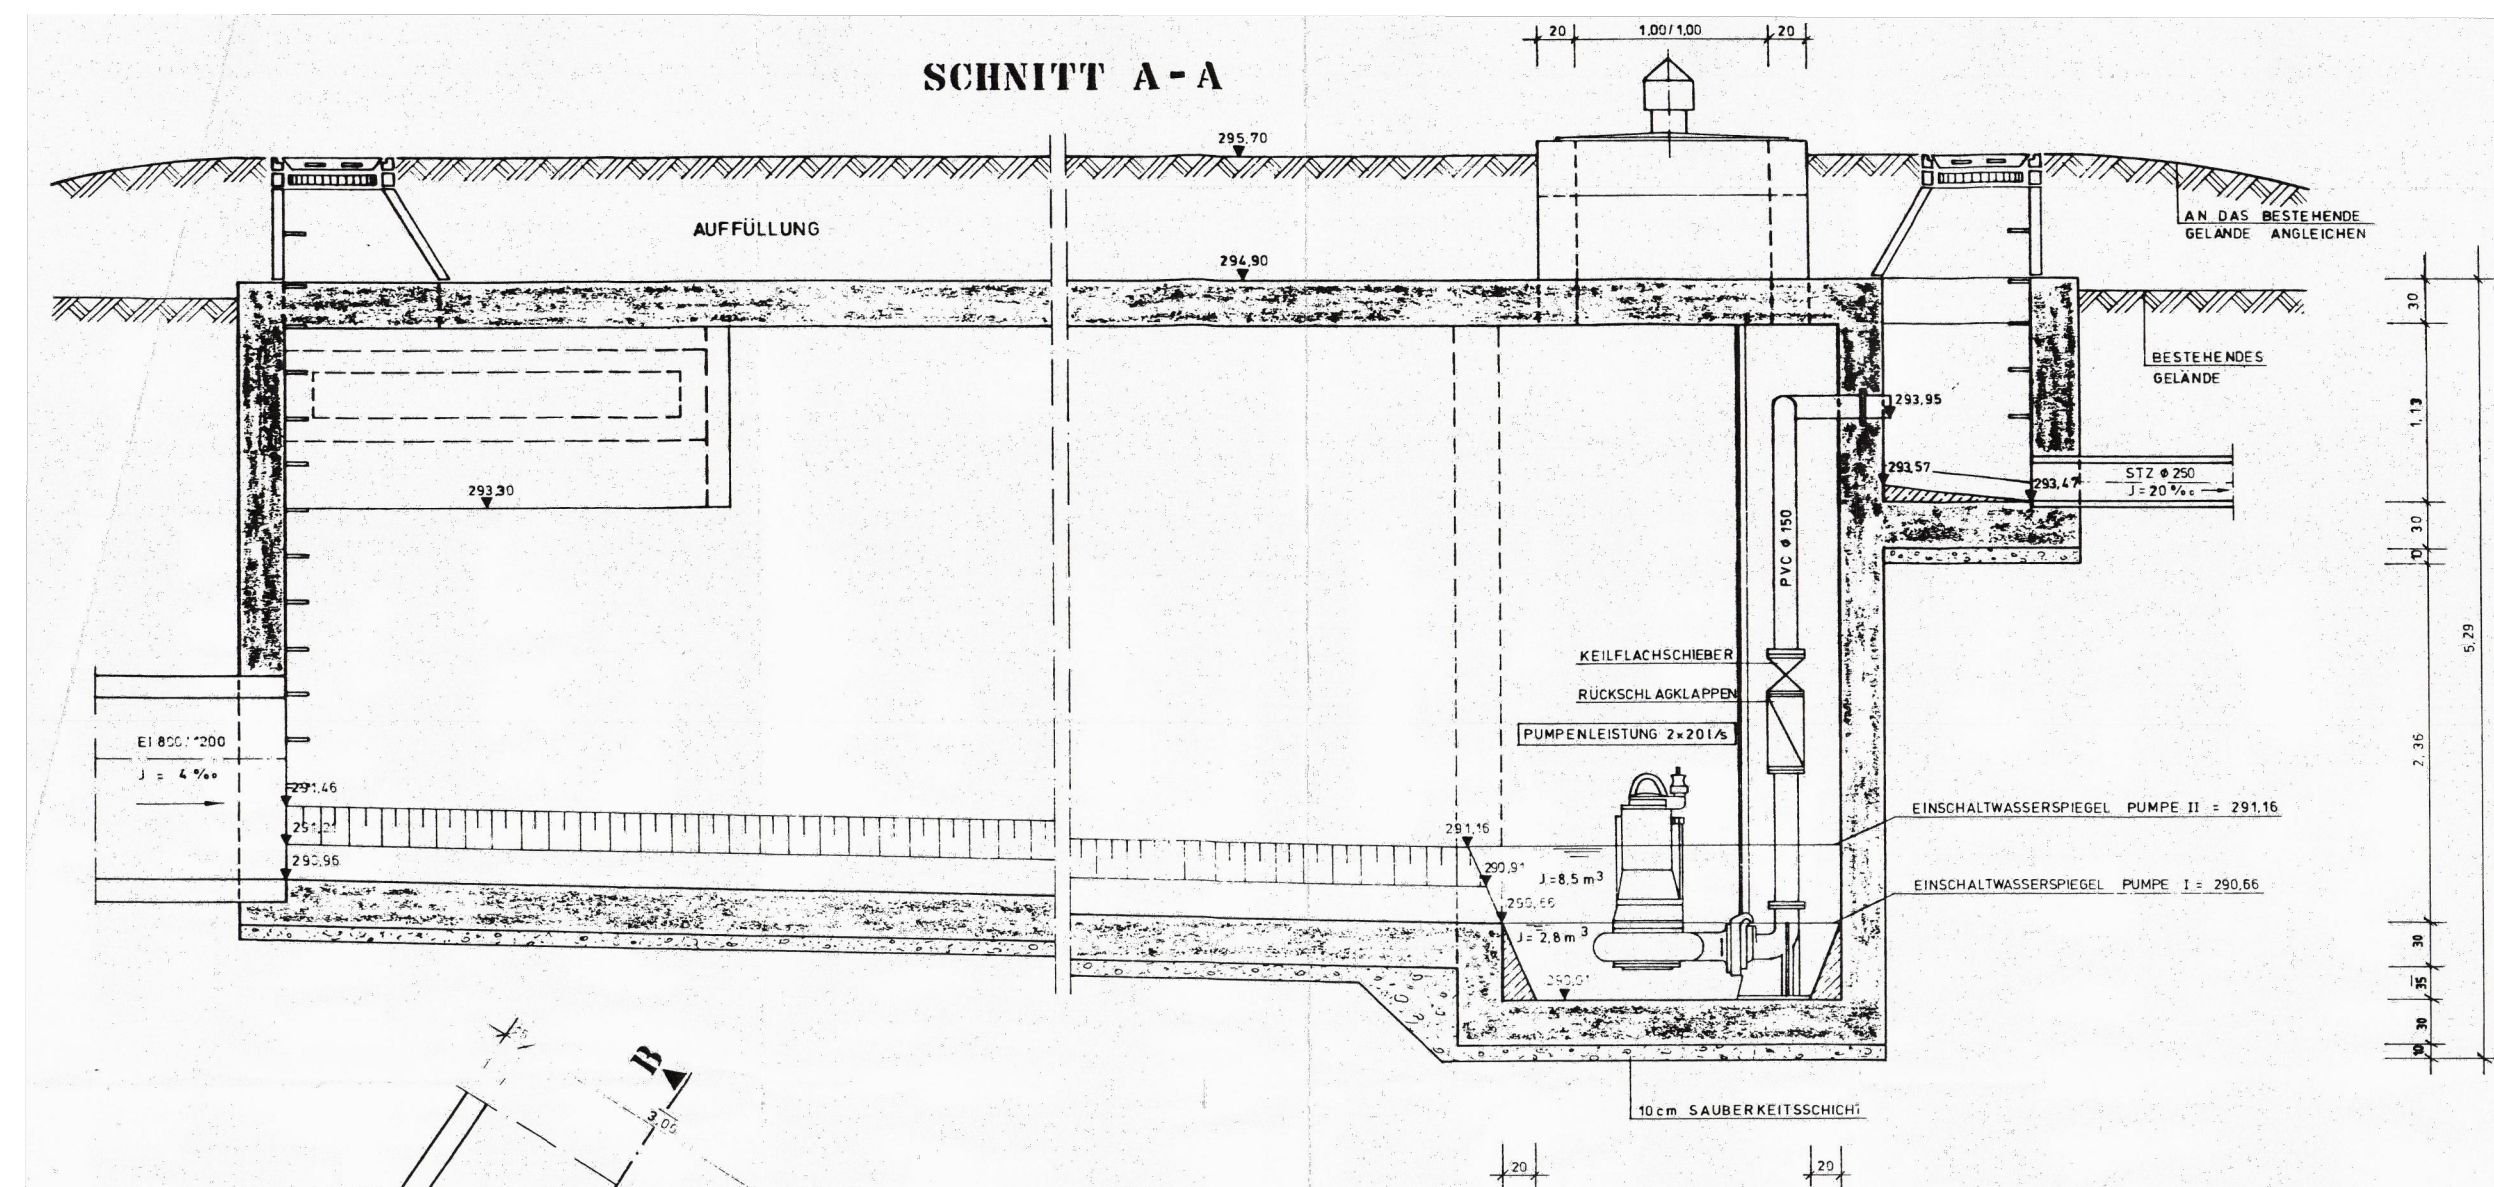

SNITT B - B

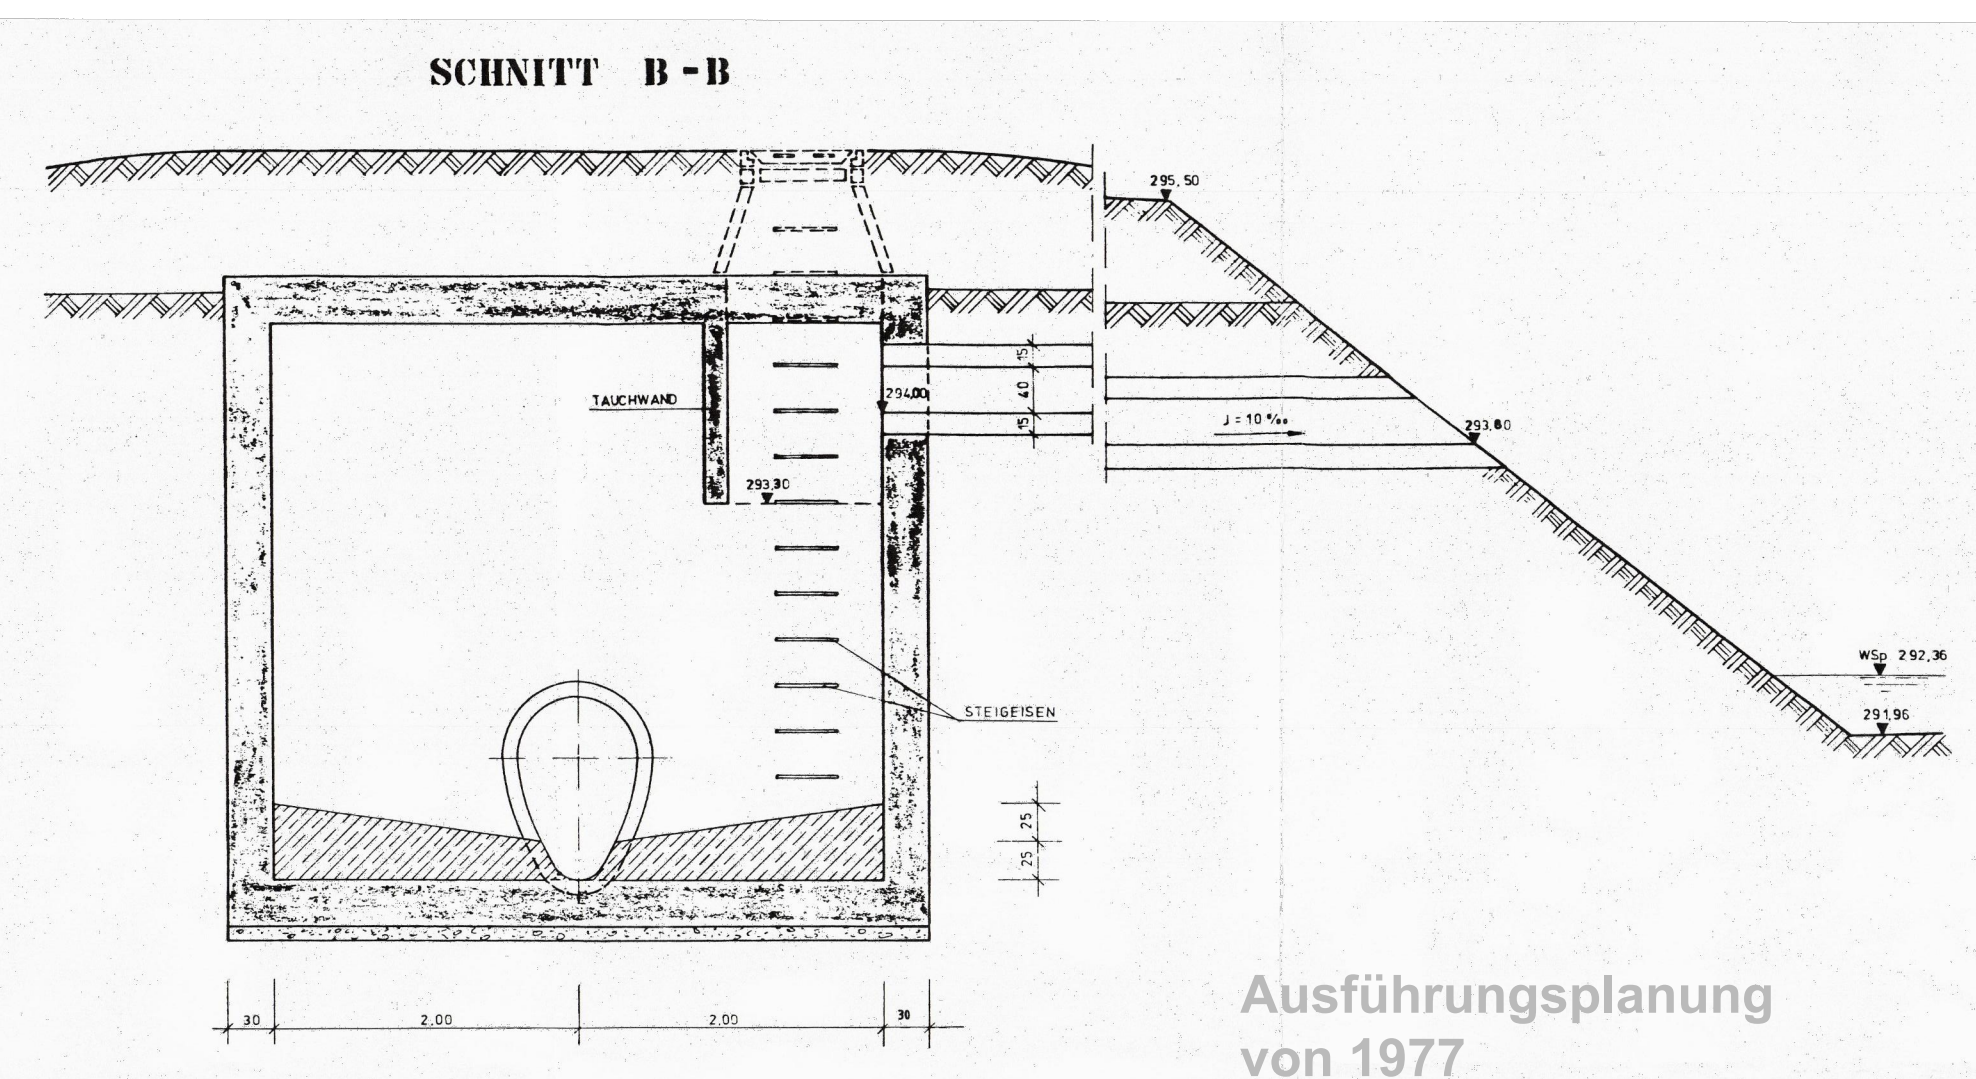

Ausführungsplanung von 1977

Nr.	Änderungen	geänd. am	Name	geprüft am	Name
Vorhaben: KANALISATION NEUSES - SÜD		Beilage 7/5			
Vorhabensträger: GEMEINDE NEUSES		Plan-Nr.: 125/3			
Landkreis: KRONACH		Tag		Name	
Maßstab: 1:50		entw. 8.11.77	R. Eichner	gez. 8.11.77	G. Hempfling
Entwurfsverfasser: INGENIEURBÜRO SCHNEIDER u. SCHMITT KRONACH		gepr. 19.05.2025		Kronach, den 19.05.1977	

Index	Änderungen	geändert am	Name	geprüft am	Name
Vorhaben: AWW Kronach-Süd		Proj.-Nr. S5024_014			
Landkreis: AWW Kronach-Süd		Anl.-Nr. 3			
Maßstab: 1:50		Plan-Nr. 4.3			
0,56 m²		Datum		Name	
Vorhabensträger: Abwasserverband Kronach-Süd		entw. Mai 2025		Kirkic	
Am Rathaus 1		gez. Mai 2025		Hasanaj	
96328 Klips		gepr. 19.05.2025		Brandner	
Entwurfsverfasser: BSR SRP SCHNEIDER+PARTNER		Datum		Name	
19.05.2025		gepr. 19.05.2025		Brandner	