



Layout: B11 SKO Thonberg-Süd 1
Bearbeiter: HV Datum: 14.08.2025 15:38:12
G:\S024_014_AWW_KC-Süd-WRV\B01_Niemberg00_VRV\B0_ZEI\4-5_B11_SKO_Thonberg-Süd-1.dwg

Schnitt A-A (Bestandsaufmaß)
M = 1: 50

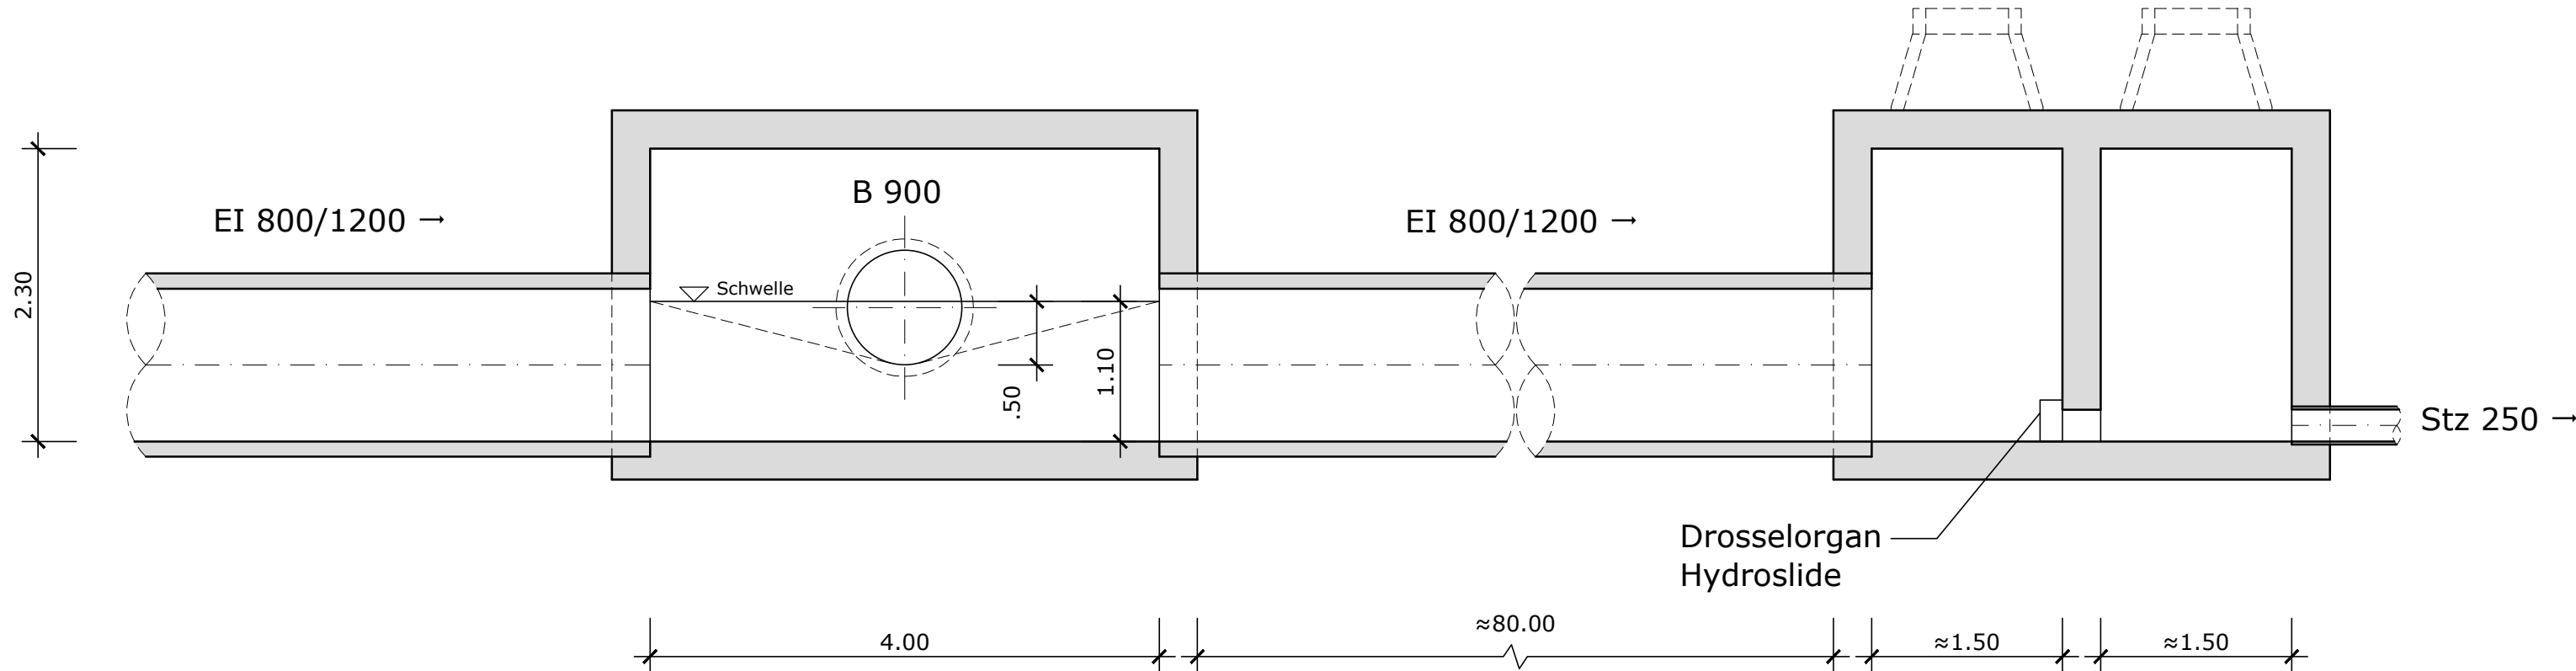

Grundriss (Bestandsaufmaß)
M = 1: 50

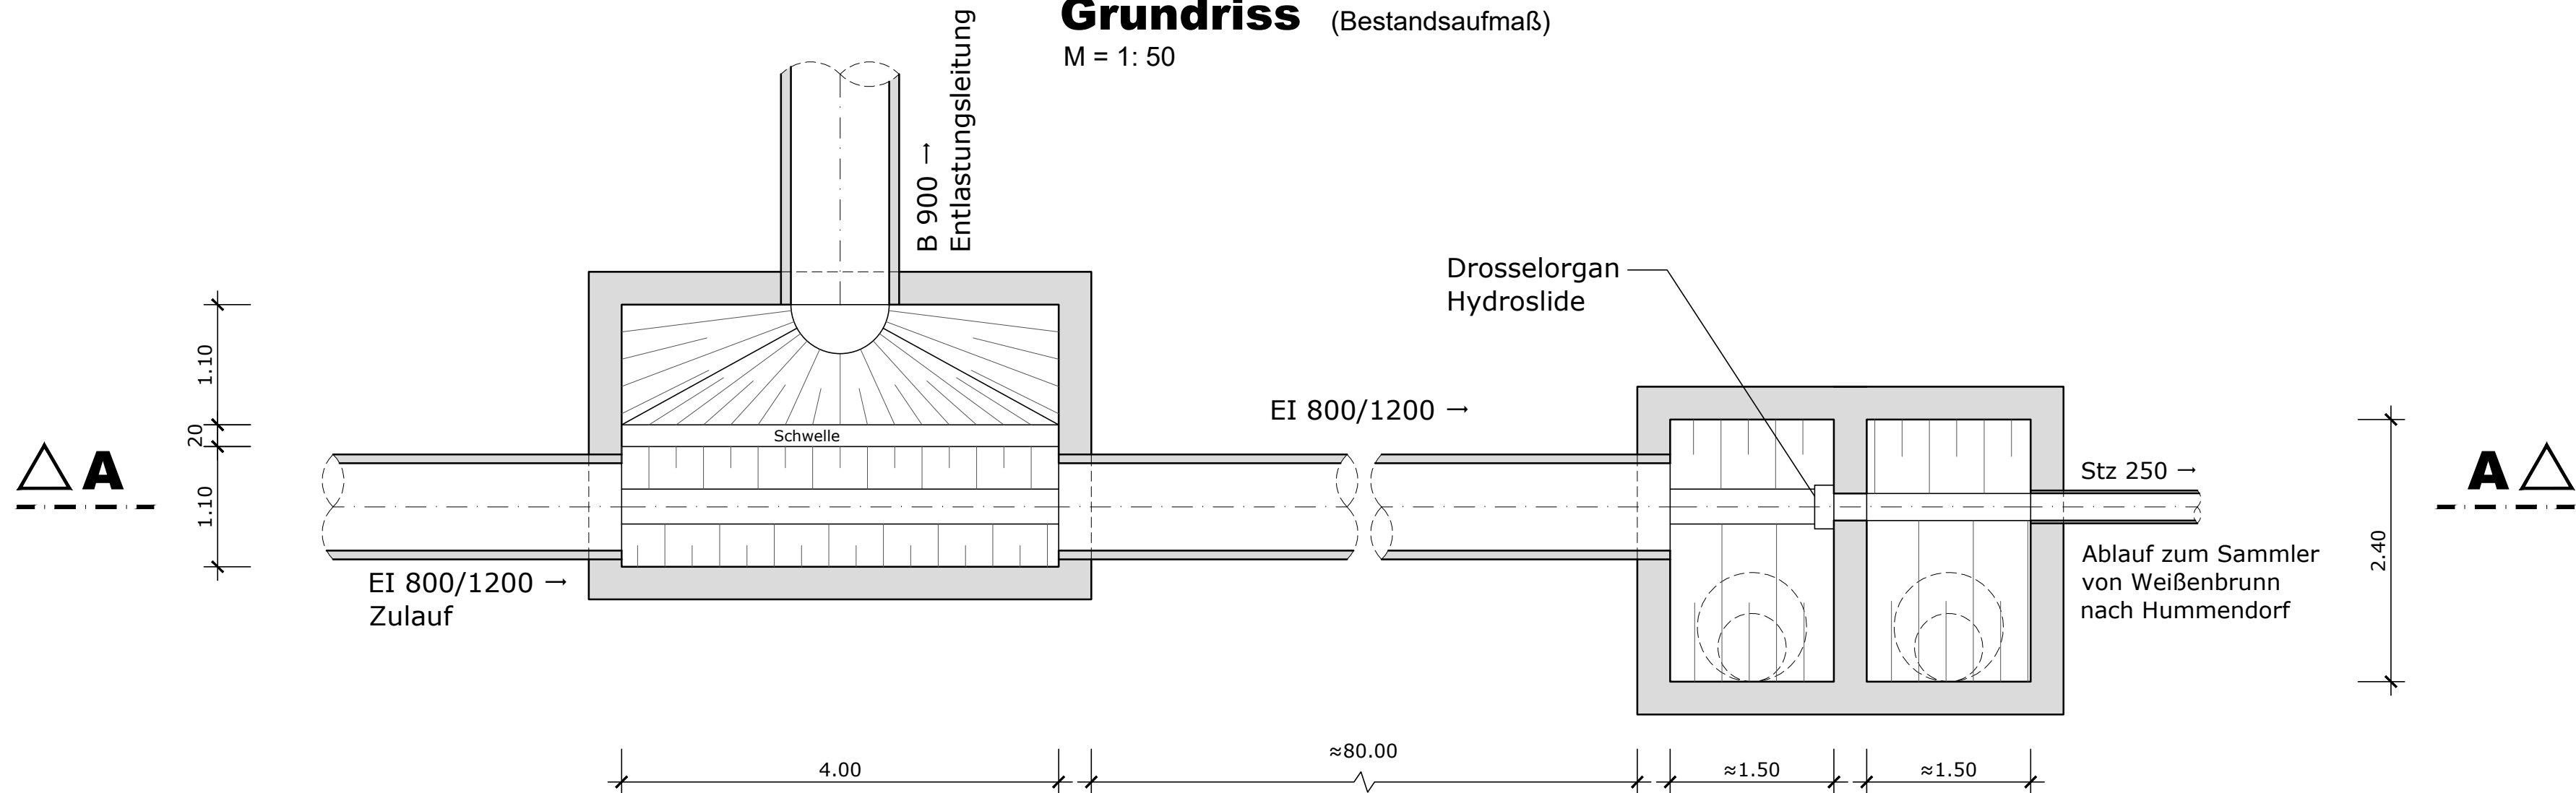

Index	Änderungen	geändert am	Name	geprüft am	Name
Vorhaben: AWW Kronach-Süd Antrag auf gehobene Erlaubnis zur Einleitung von entlastetem Mischwasser in den Vorfluter			Proj.-Nr.	S5024_014	
			Anl.-Nr.	3	
			Plan-Nr.	4.5	
				Datum	Name
Vorhabensträger: AWW Kronach-Süd Landkreis: Kronach					
Maßstab: 1:50	Wasserrechtsverfahren Bauwerksplan B11 SKO Thonberg-Süd 1		entw.	Mai 2025	Krklec
			gez.	Mai 2025	Hasanaj
0,21 m²			gepr.	19.05.2025	Brandner
Vorhabensträger: Abwasserverband Kronach-Süd Am Rathaus 1 96328 Küps			Entwurfsverfasser: BSR SRP SCHNEIDER+PARTNER  19.05.2025		
(Datum)			(Datum)		
(Unterschrift)			(Unterschrift)		