



Schnitt A-A (Bestandsaufmaß)

M = 1: 50

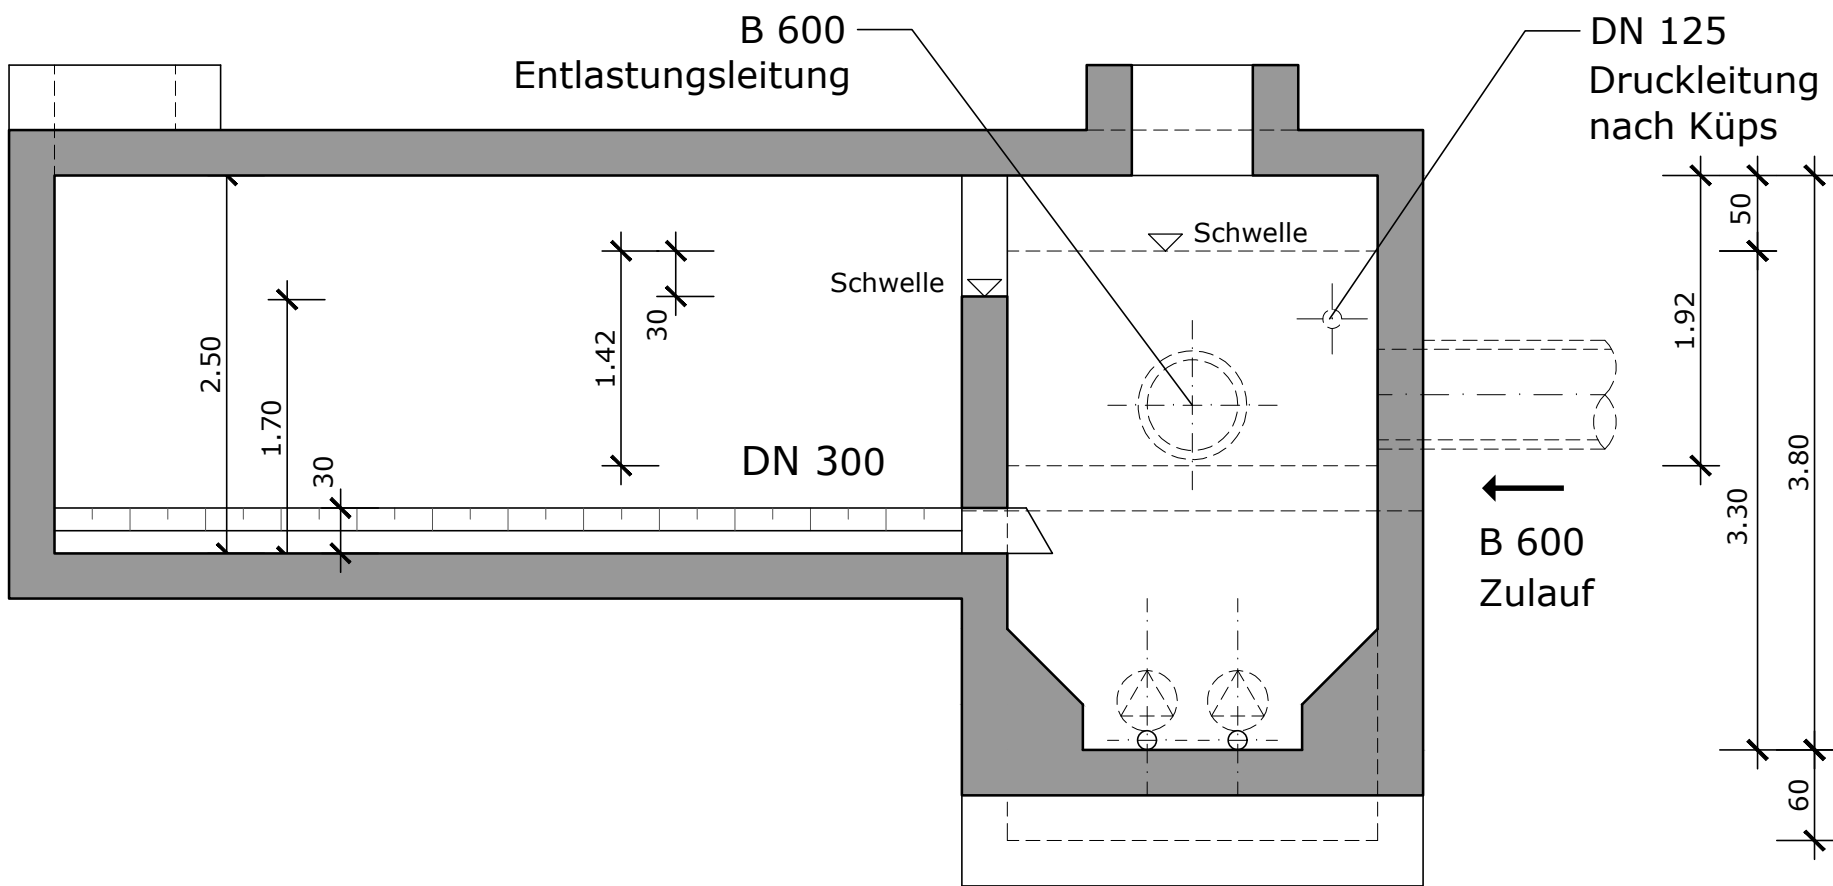

Grundriss (Bestandsaufmaß)

M = 1: 50

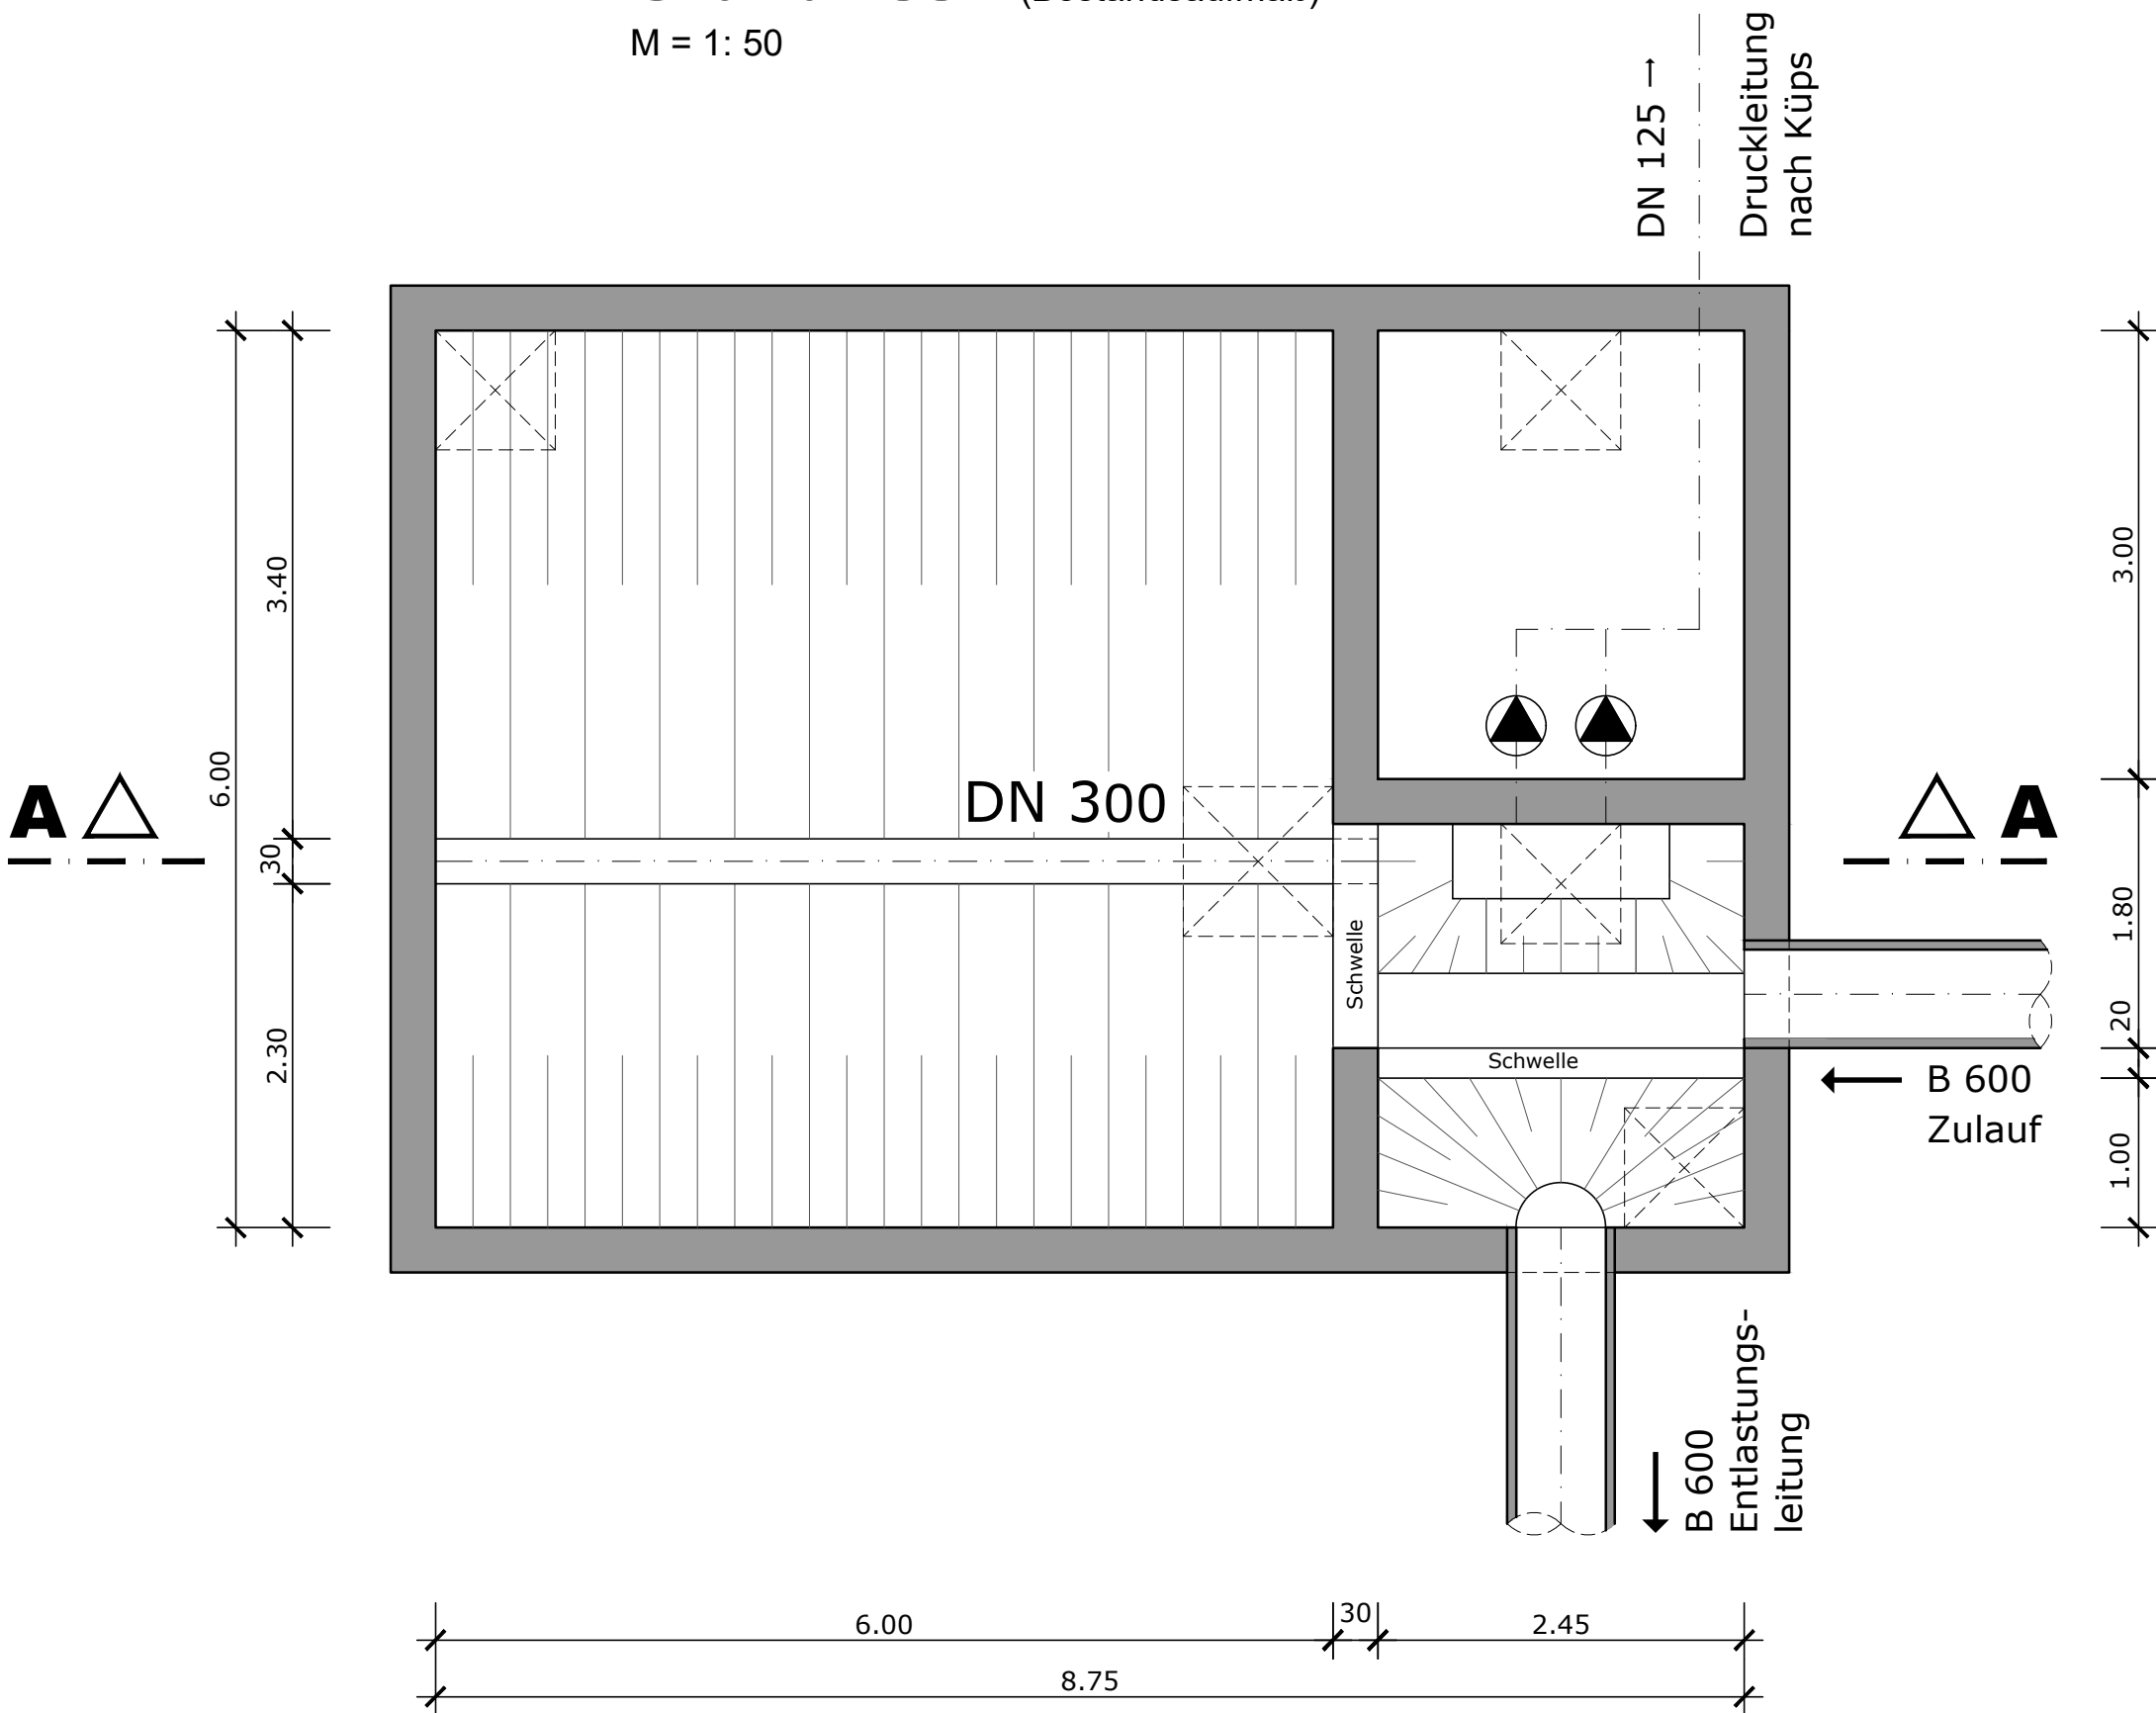

Index	Änderungen	geändert am	Name	geprüft am	Name			
Vorhaben: AWW Kronach-Süd Antrag auf gehobene Erlaubnis zur Einleitung von entlastetem Mischwasser in den Vorfluter			Proj.-Nr.	S5024_014				
			Anl.-Nr.	3				
			Plan-Nr.	4.17				
				Datum	Name			
Vorhabensträger: AWW Kronach-Süd								
Landkreis: Kronach								
Maßstab: 1:50 0,23 m²	Wasserrechtsverfahren Bauwerksplan B35 RÜB Burkersdorf		entw.	Mai 2025	Krklec			
			gez.	Mai 2025	Hasanaj			
			gepr.	19.05.2025	Brandner			
Vorhabensträger: Abwasserverband Kronach-Süd Am Rathaus 1 96328 Küps			Entwurfsverfasser:					
			BSR SRP SCHNEIDER+PARTNER 					
(Datum)			(Unterschrift)					