




Schnitt A-A (Bestandsaufmaß)

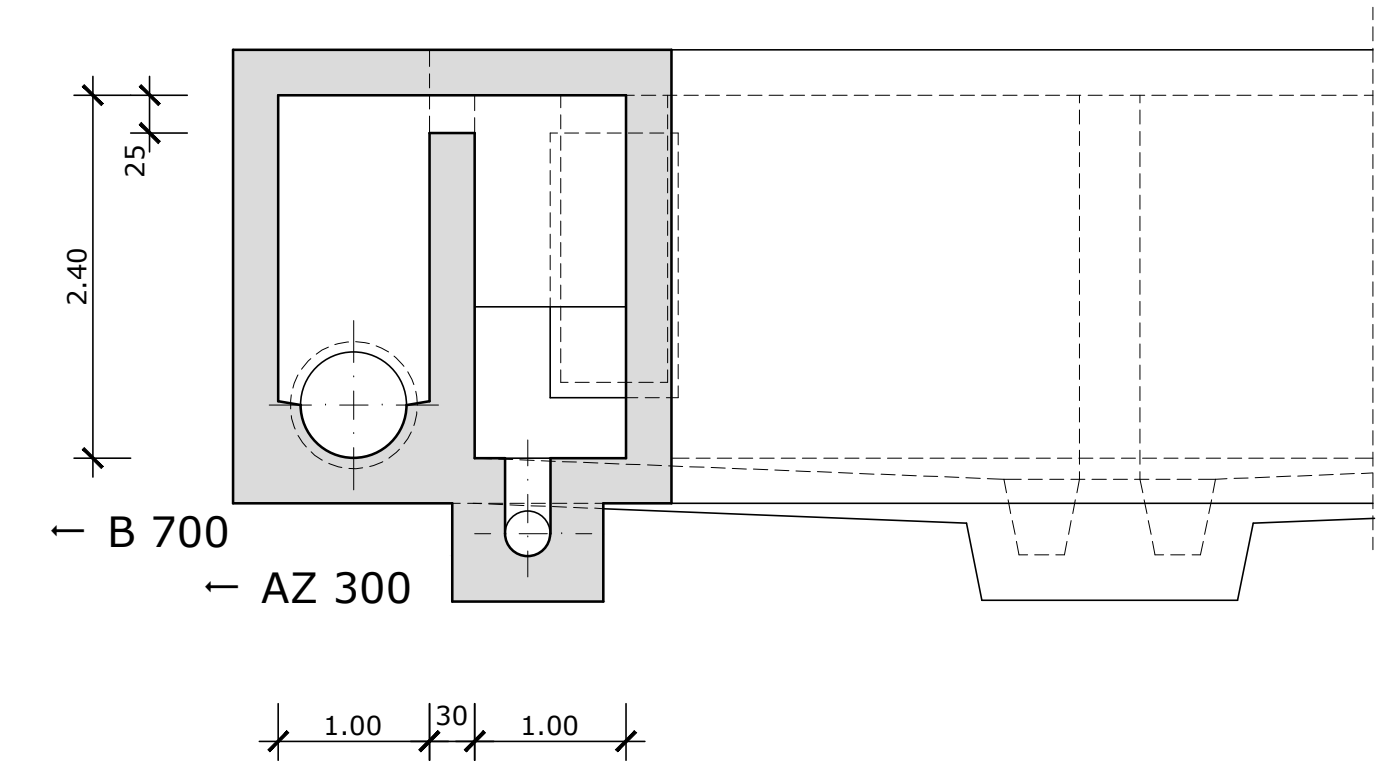


Grundriss (Bestandsaufmaß)

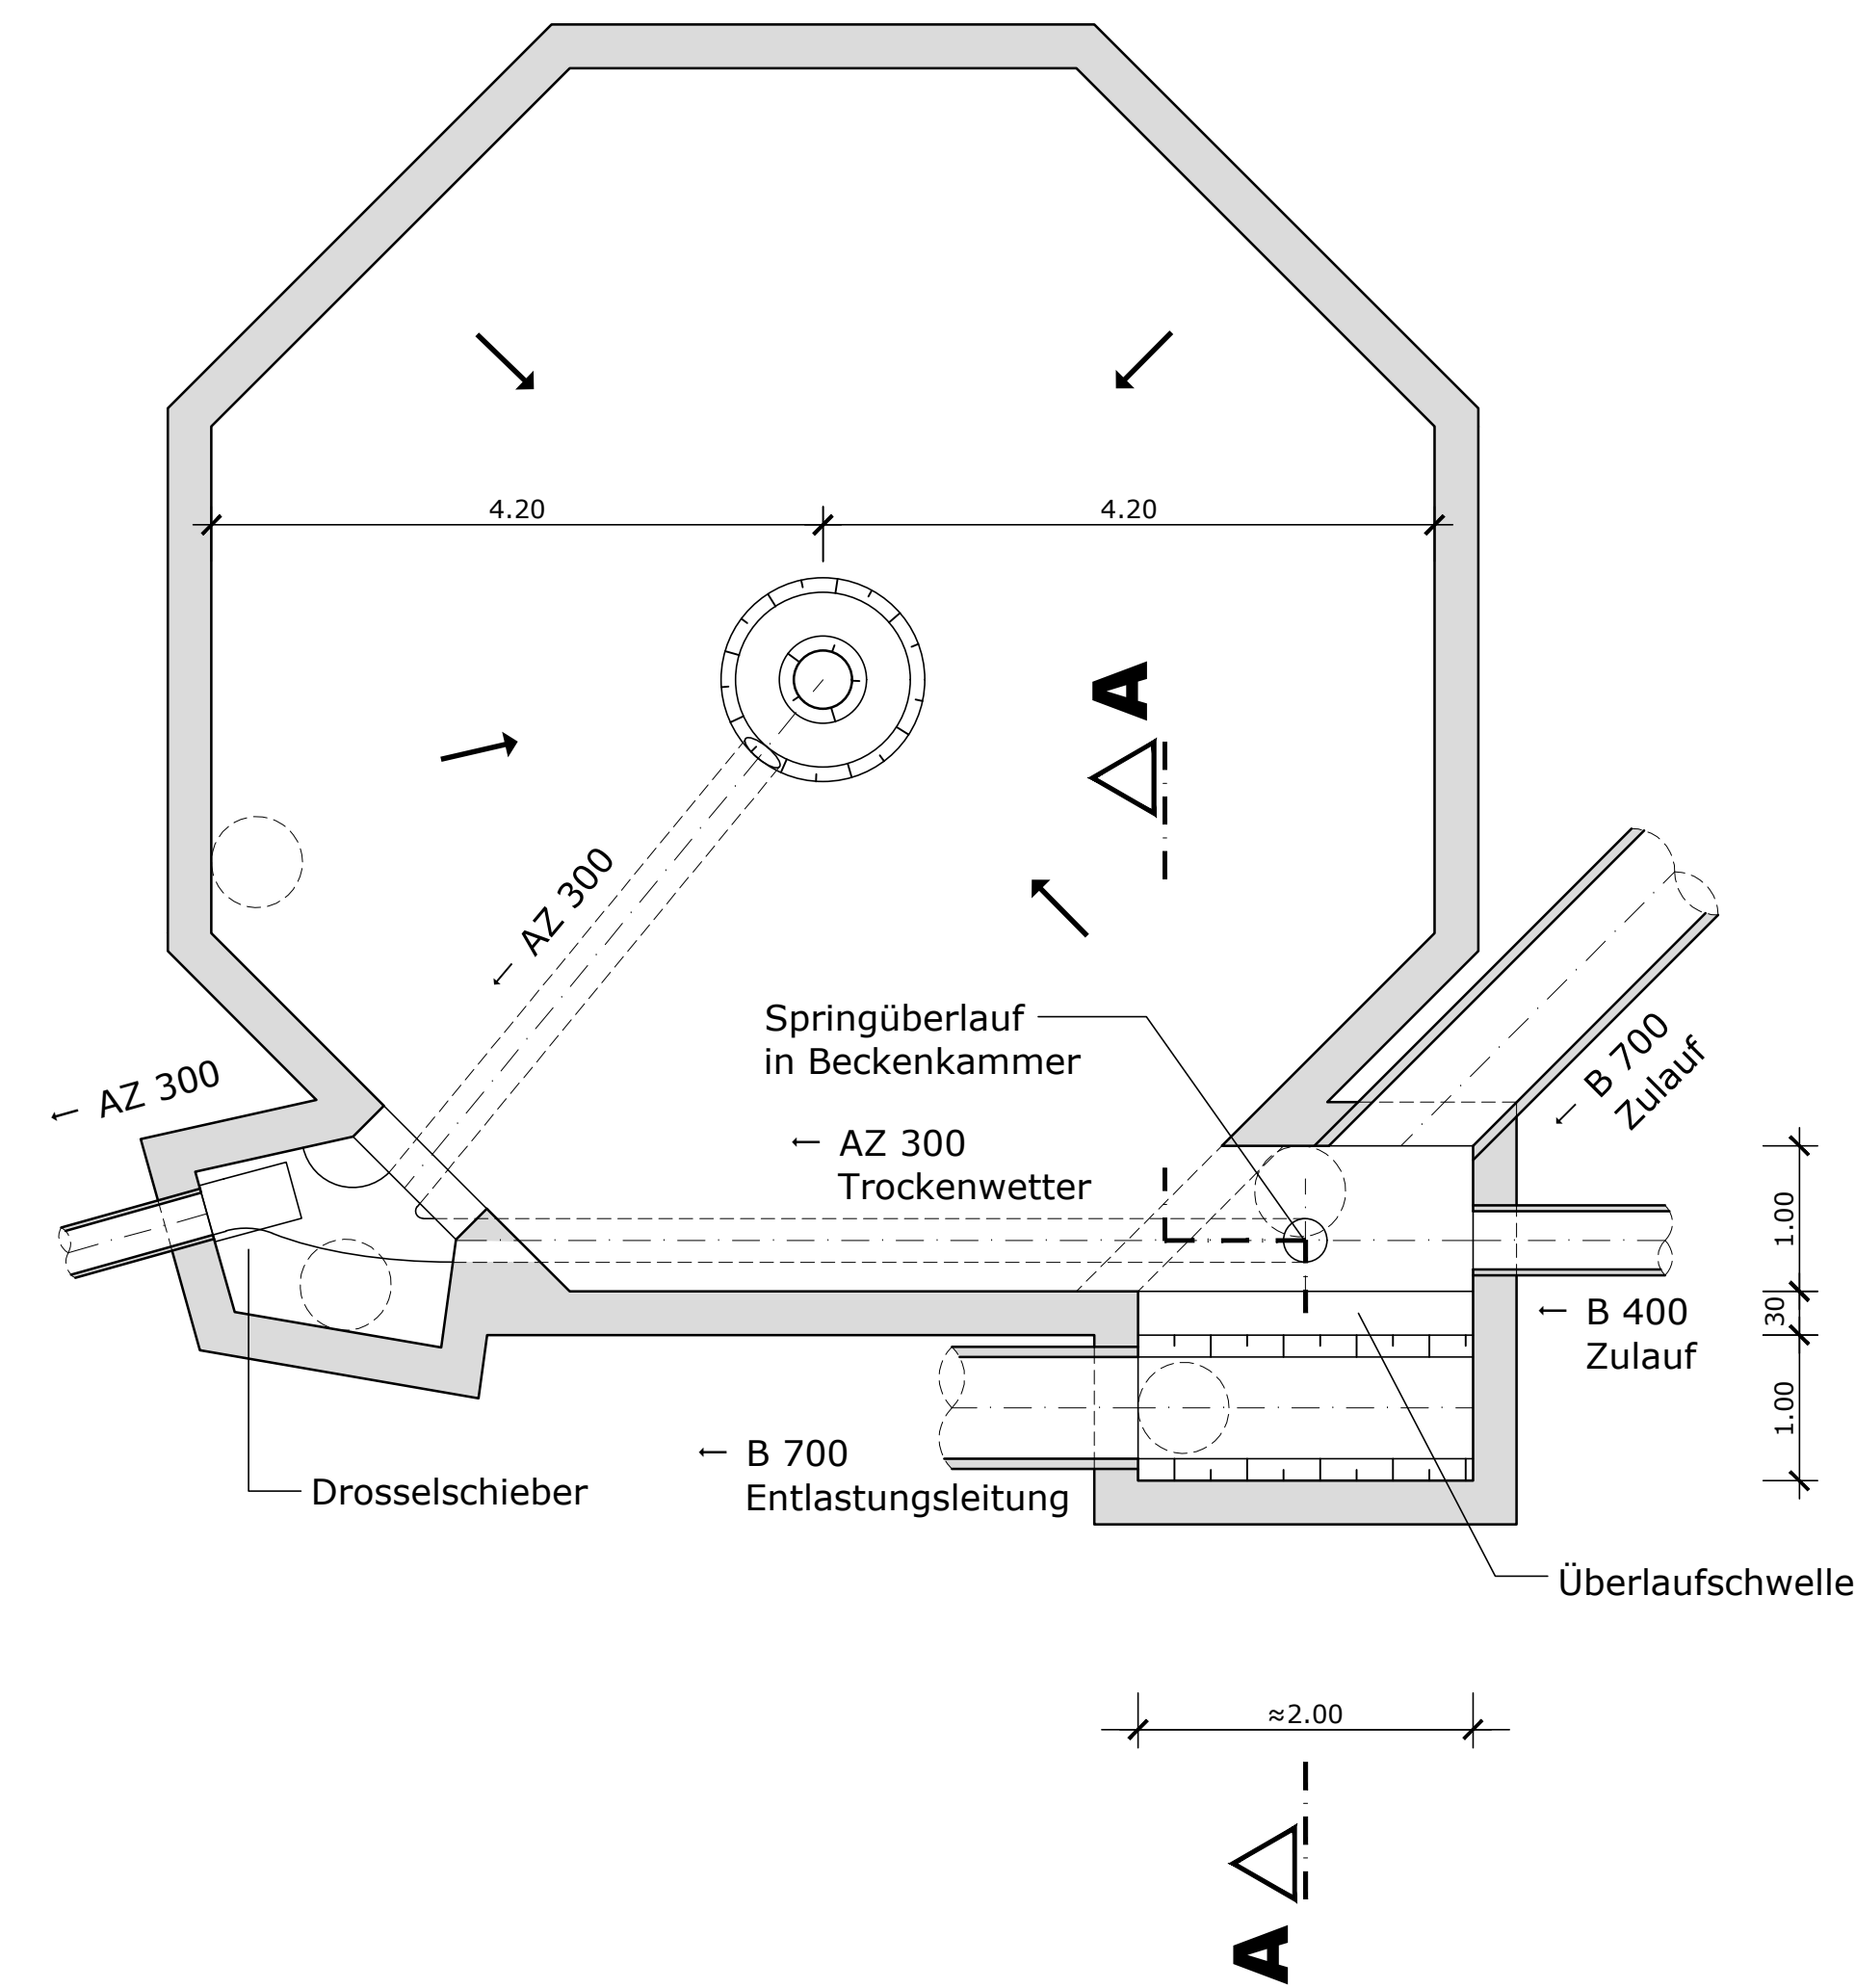


Schnitt A-A

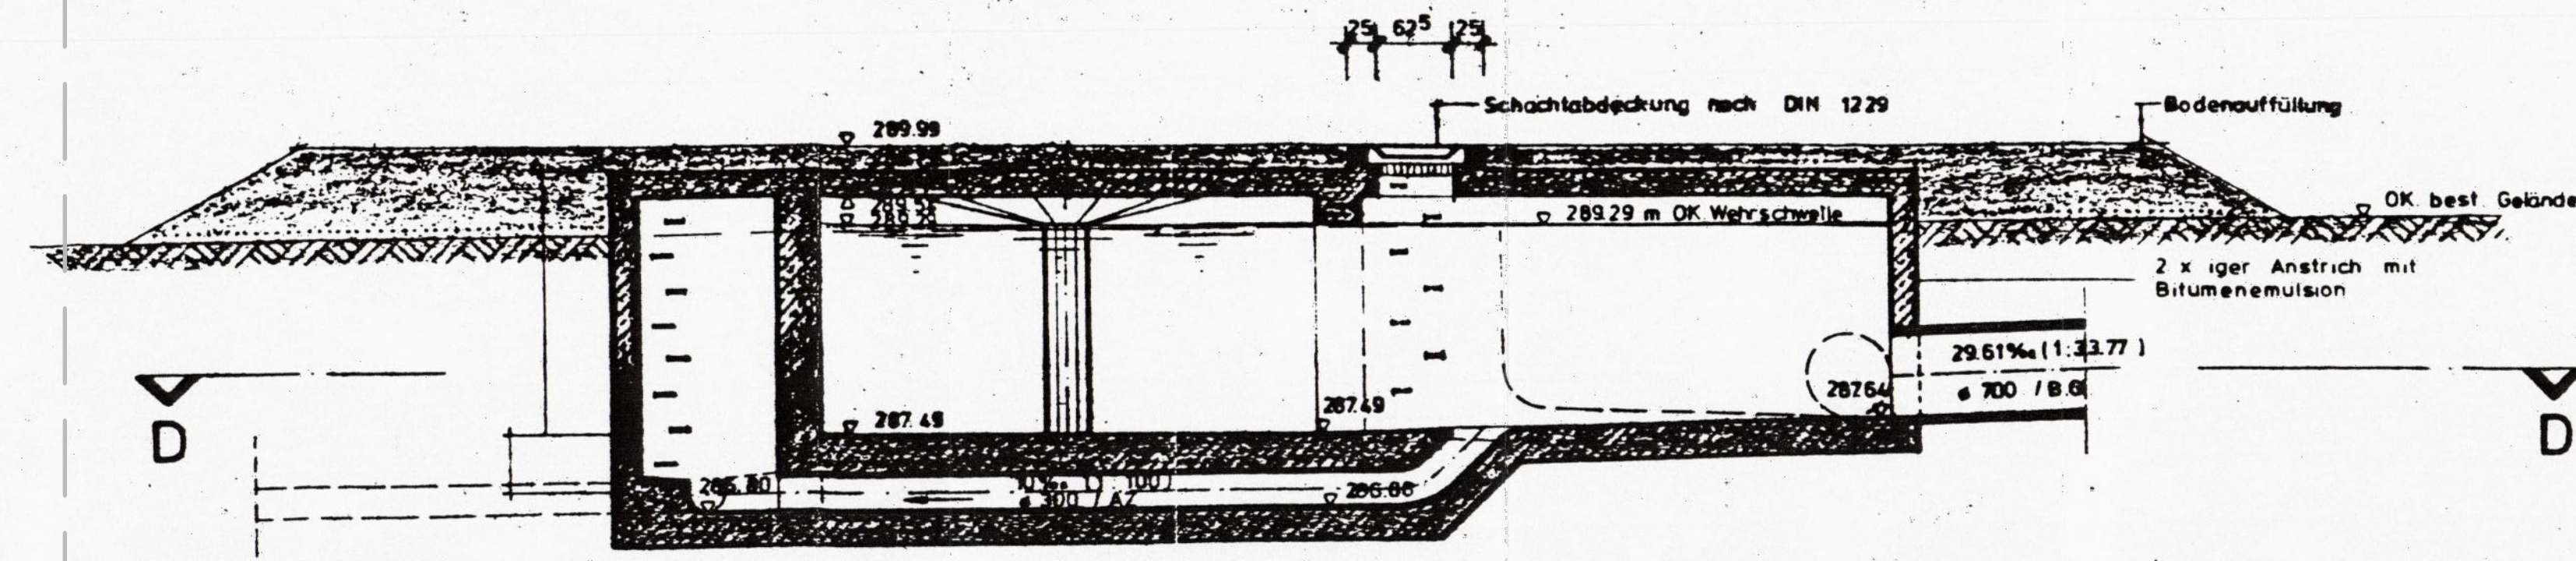


GRUNDRISS bzw. Schnitt D-D

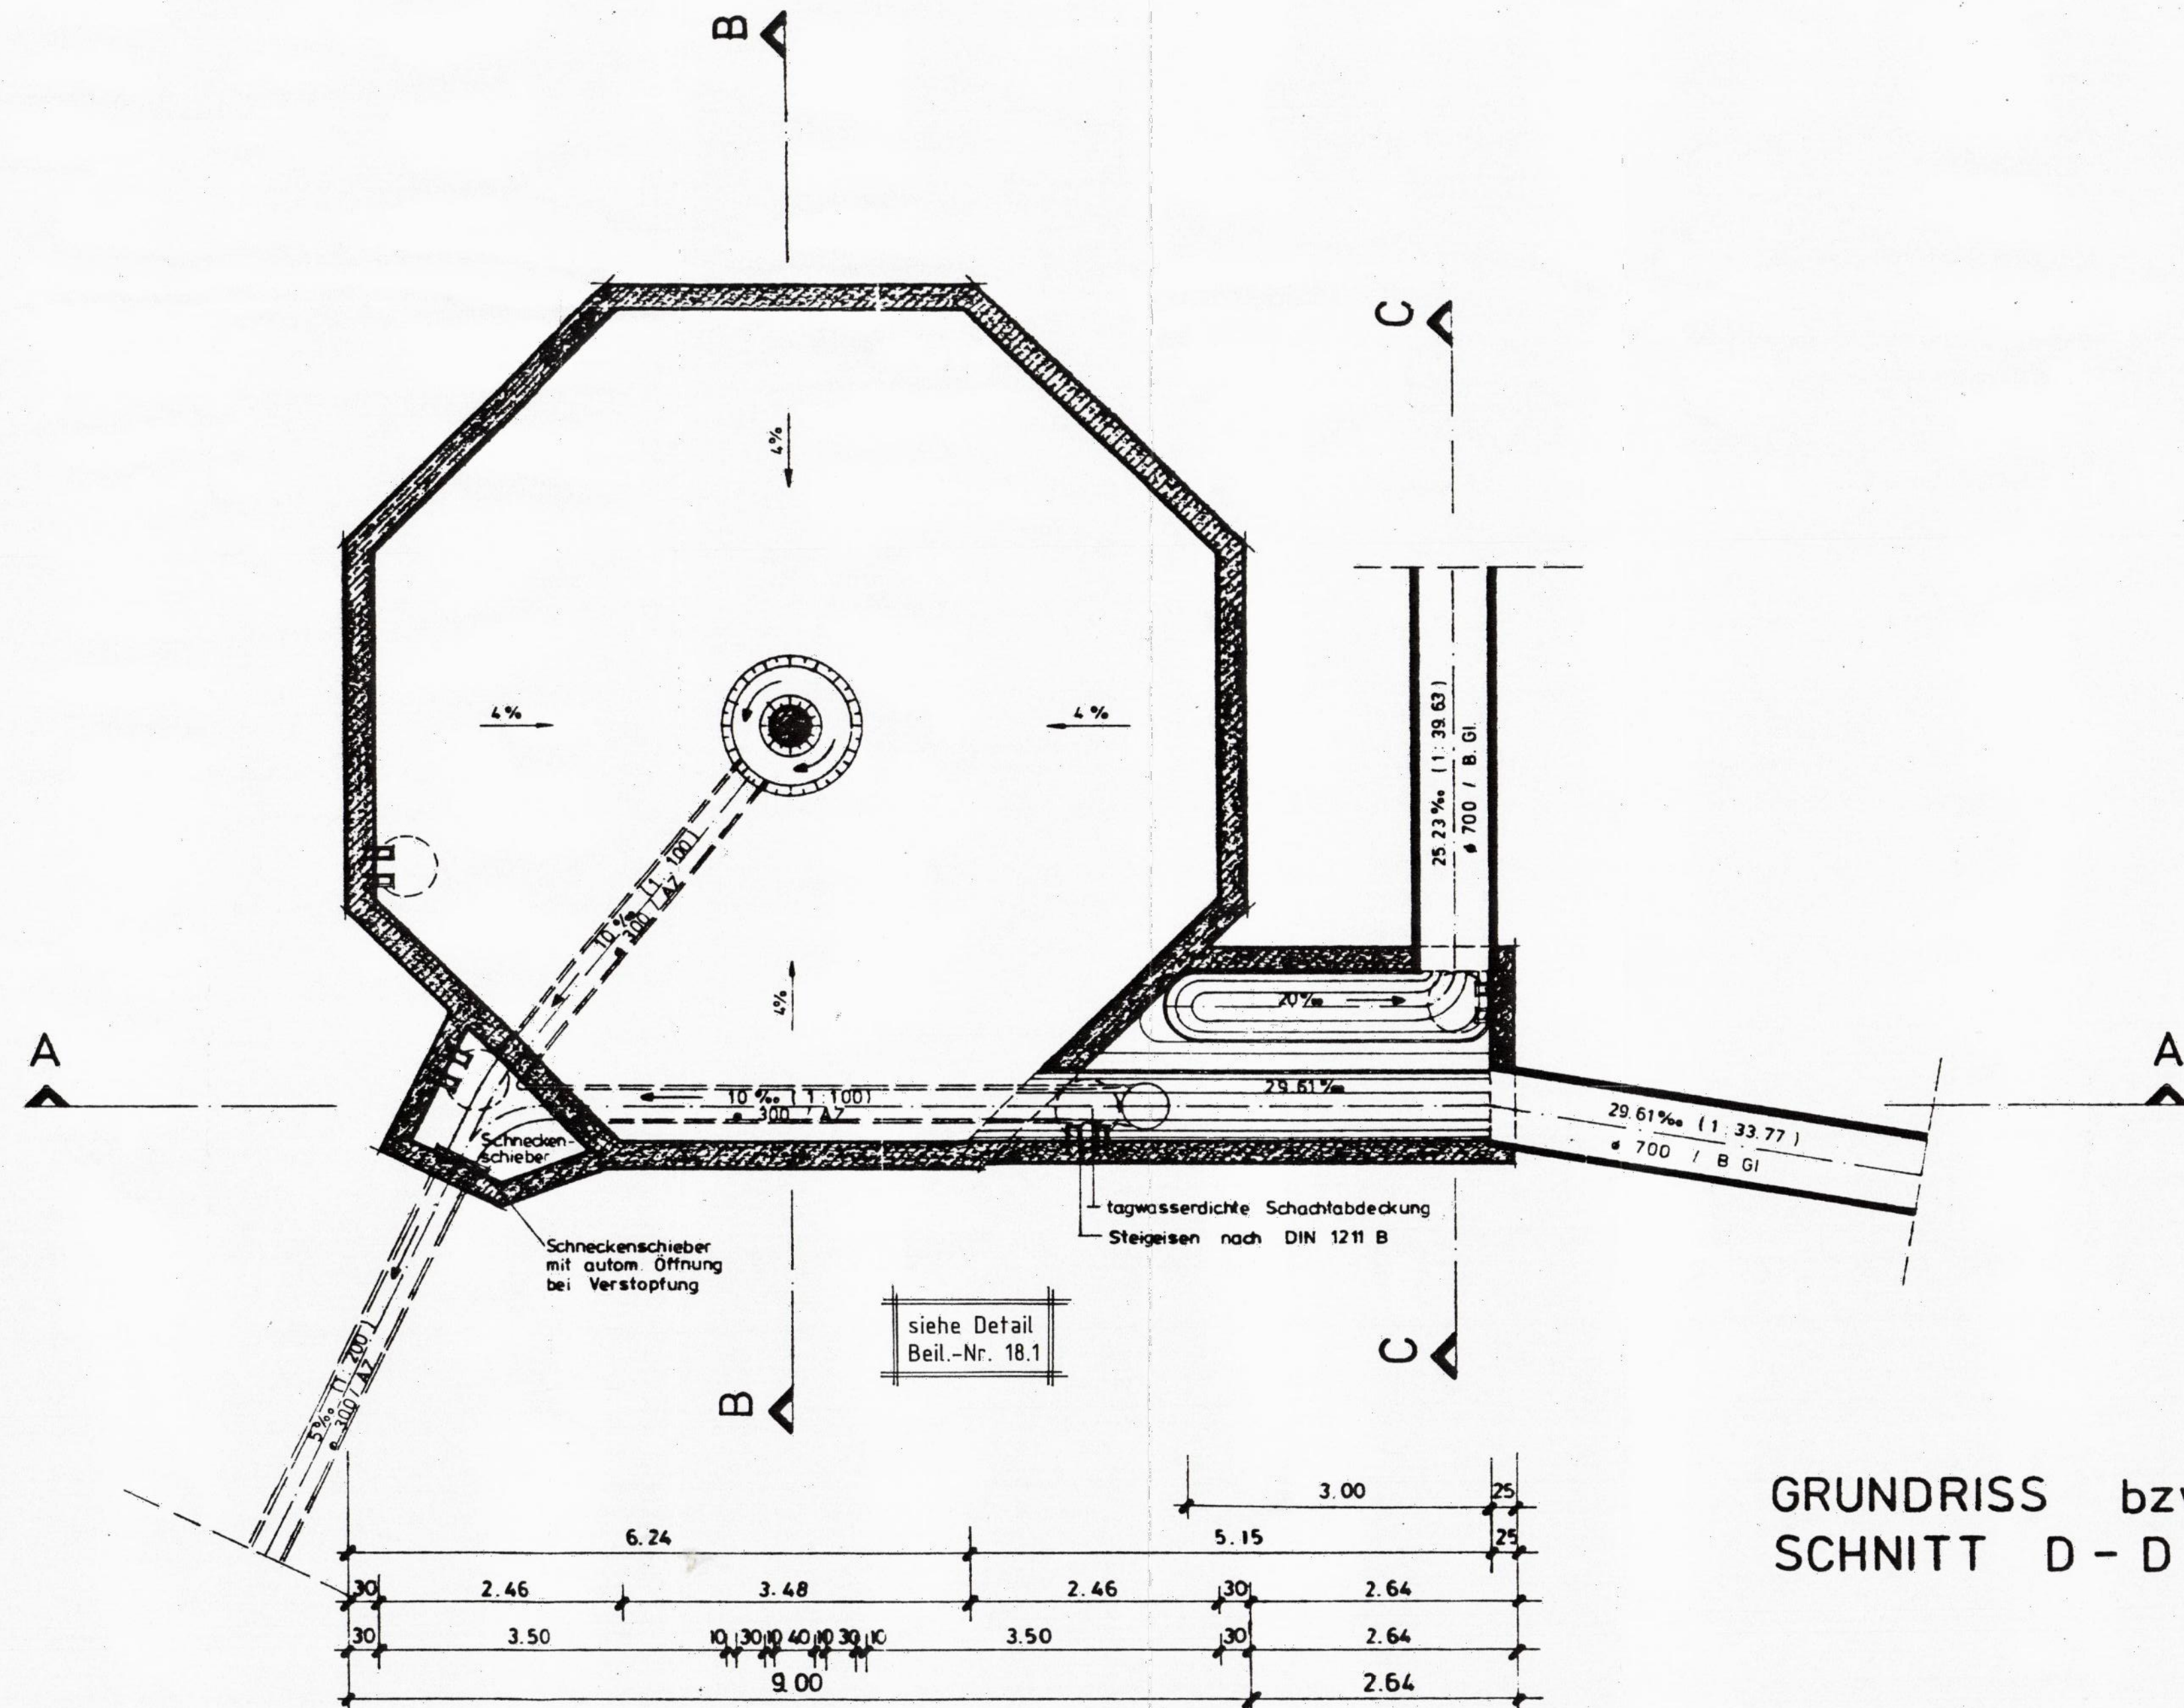

Ausführungsplanung von 1975

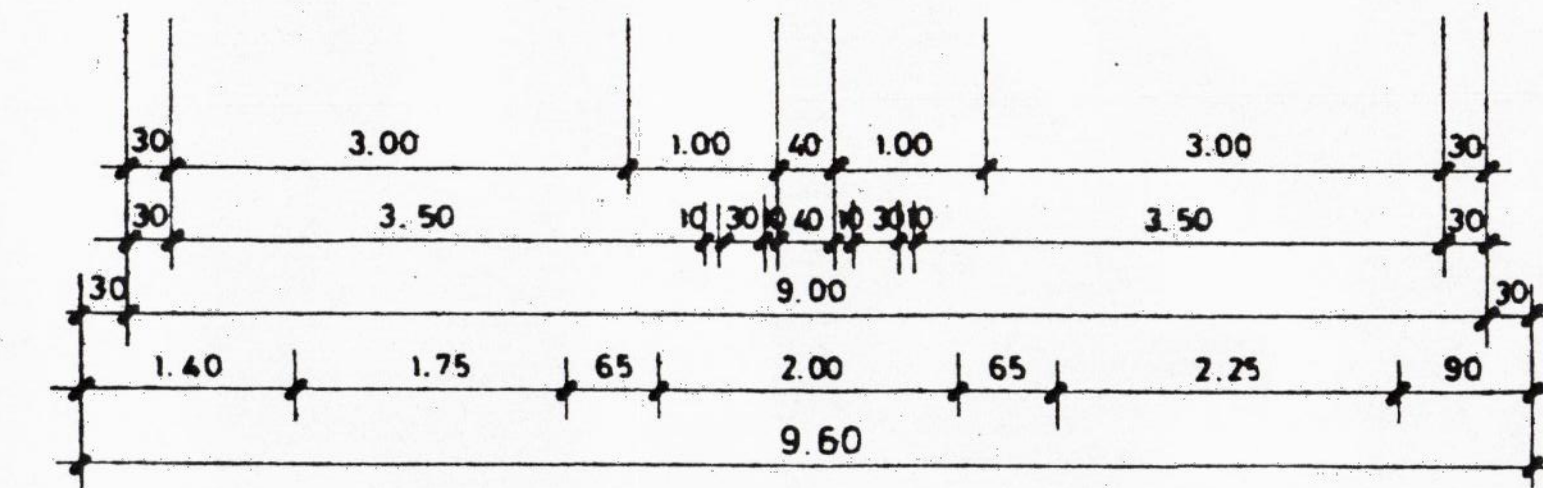

Schnitt C-C

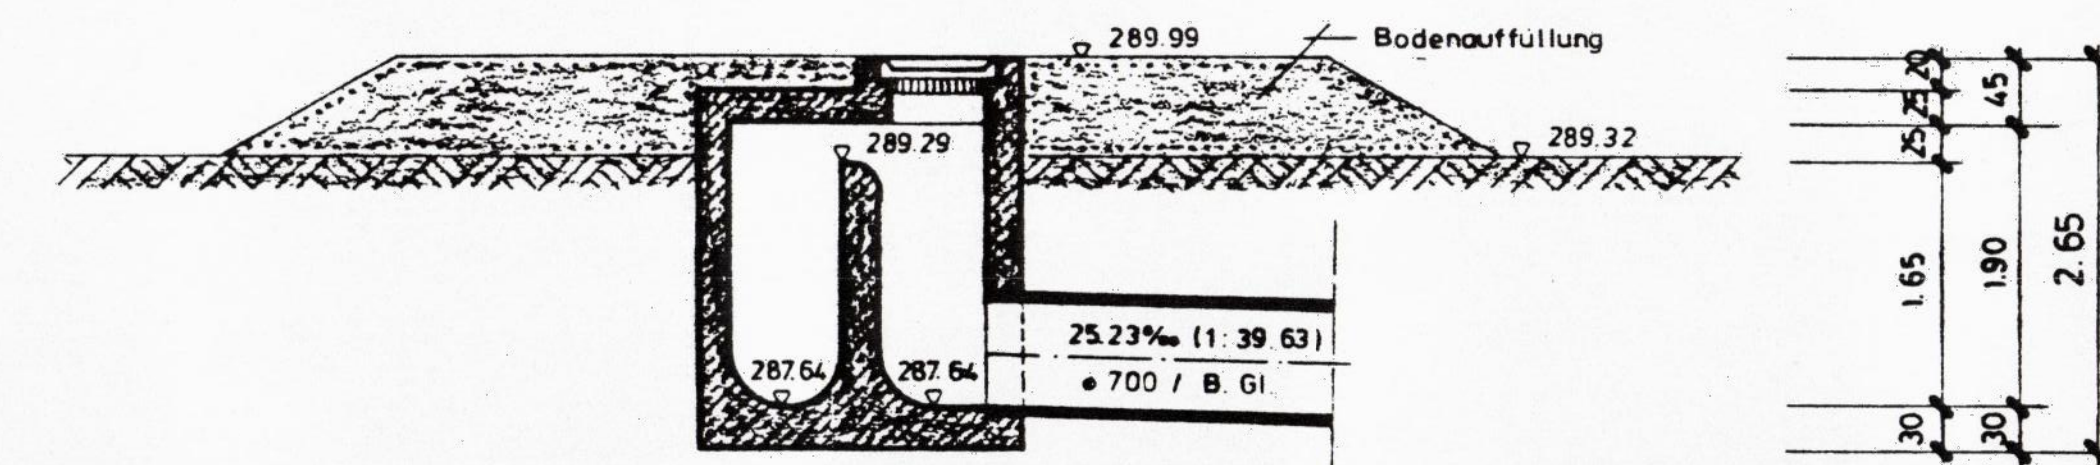

ergänzt am 9.6.1976

Betreff: Abwasserbeseitigung		Blatt: 31	
Markt Küps Lkrs. Kronach		Zeichnung:	
Fangbecken III und Beckenüberlaufbauwerk III		Maßstab: 1:50	
entworfen	11.11.1975	gezeichnet	11.11.1975
geprüft		geprüft	
Wieserfeld, Jan 11.11.1975		Dipl.-Ing. R. Güntzel	
Abwasserverband Kronach-Süd Am Rathaus 1 96528 Küps		19.05.2025	

Vorhaben: AWW Kronach-Süd		Proj.-Nr. S5024_014	
Landkreis: Kronach		Anl.-Nr. 3	
Vorhabensträger: AWW Kronach-Süd		Plan-Nr. 4.18	
Maßstab: 1:50		Datum: Name:	
0.91 m³		entw. Mai 2025 Kikoo	
Wasserrechtsverfahren		gez. Mai 2025 Hasansj	
Bauwerksplan		gepr. 19.05.2025 Brandner	
B36 RÜB Küps-Tannleitenweg		Entwurfverfasser:	
Abwasserverband Kronach-Süd Am Rathaus 1 96528 Küps		BSR SRP	
(Datum)		(Unterschrift)	
		19.05.2025	