



Schnitt A-A (Bestandsaufmaß)

M = 1: 50

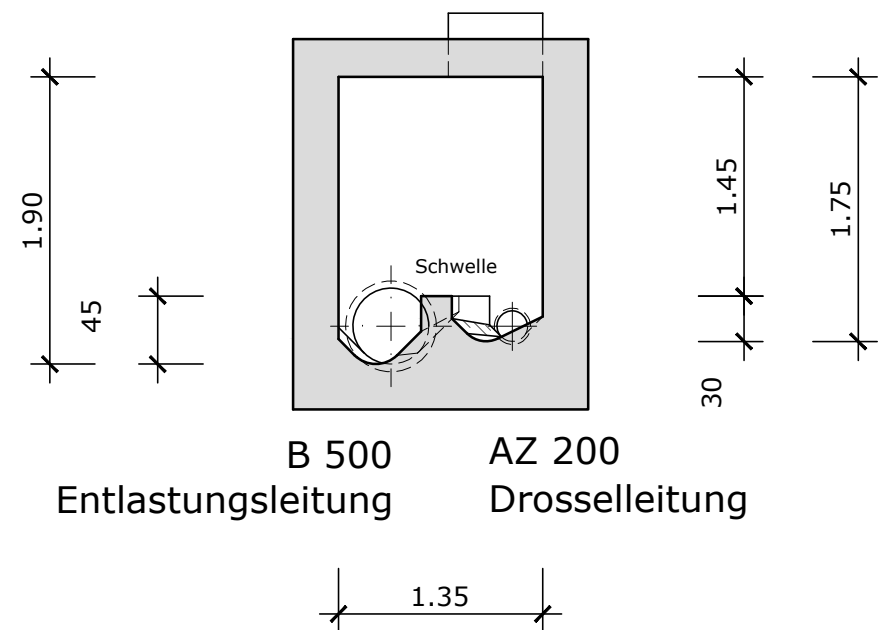

Grundriss (Bestandsaufmaß)

M = 1: 50

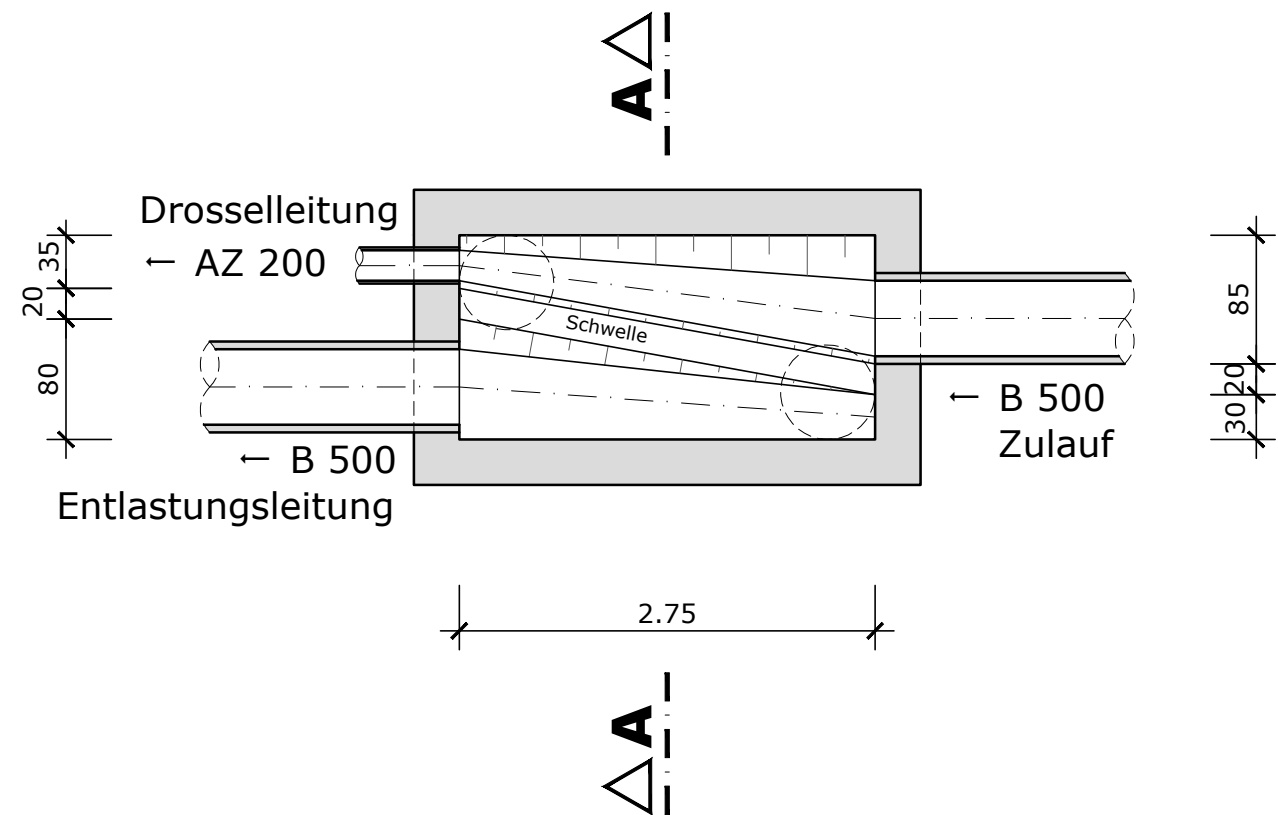

Index	Änderungen	geändert am	Name	geprüft am	Name
Vorhaben: AWW Kronach-Süd Antrag auf gehobene Erlaubnis zur Einleitung von entlastetem Mischwasser in den Vorfluter		Proj.-Nr.	S5024_014		
		Anl.-Nr.	3		
		Plan-Nr.	4.25		
Vorhabensträger: AWW Kronach-Süd Landkreis: Kronach			Datum	Name	
Maßstab: 1:50 0,13 m²	Wasserrechtsverfahren		entw.	Mai 2025	Krklec
	Bauwerksplan R47 RÜ Küps-Thüringer Str.		gez.	Mai 2025	Hasanaj
			gepr.	19.05.2025	Brandner
Vorhabensträger: Abwasserverband Kronach-Süd Am Rathaus 1 96328 Küps			Entwurfsverfasser: BSR SRP SCHNEIDER+PARTNER  19.05.2025		
(Datum) (Unterschrift)			(Datum) (Unterschrift)		